


# 消防水利現況図

S=1:1500

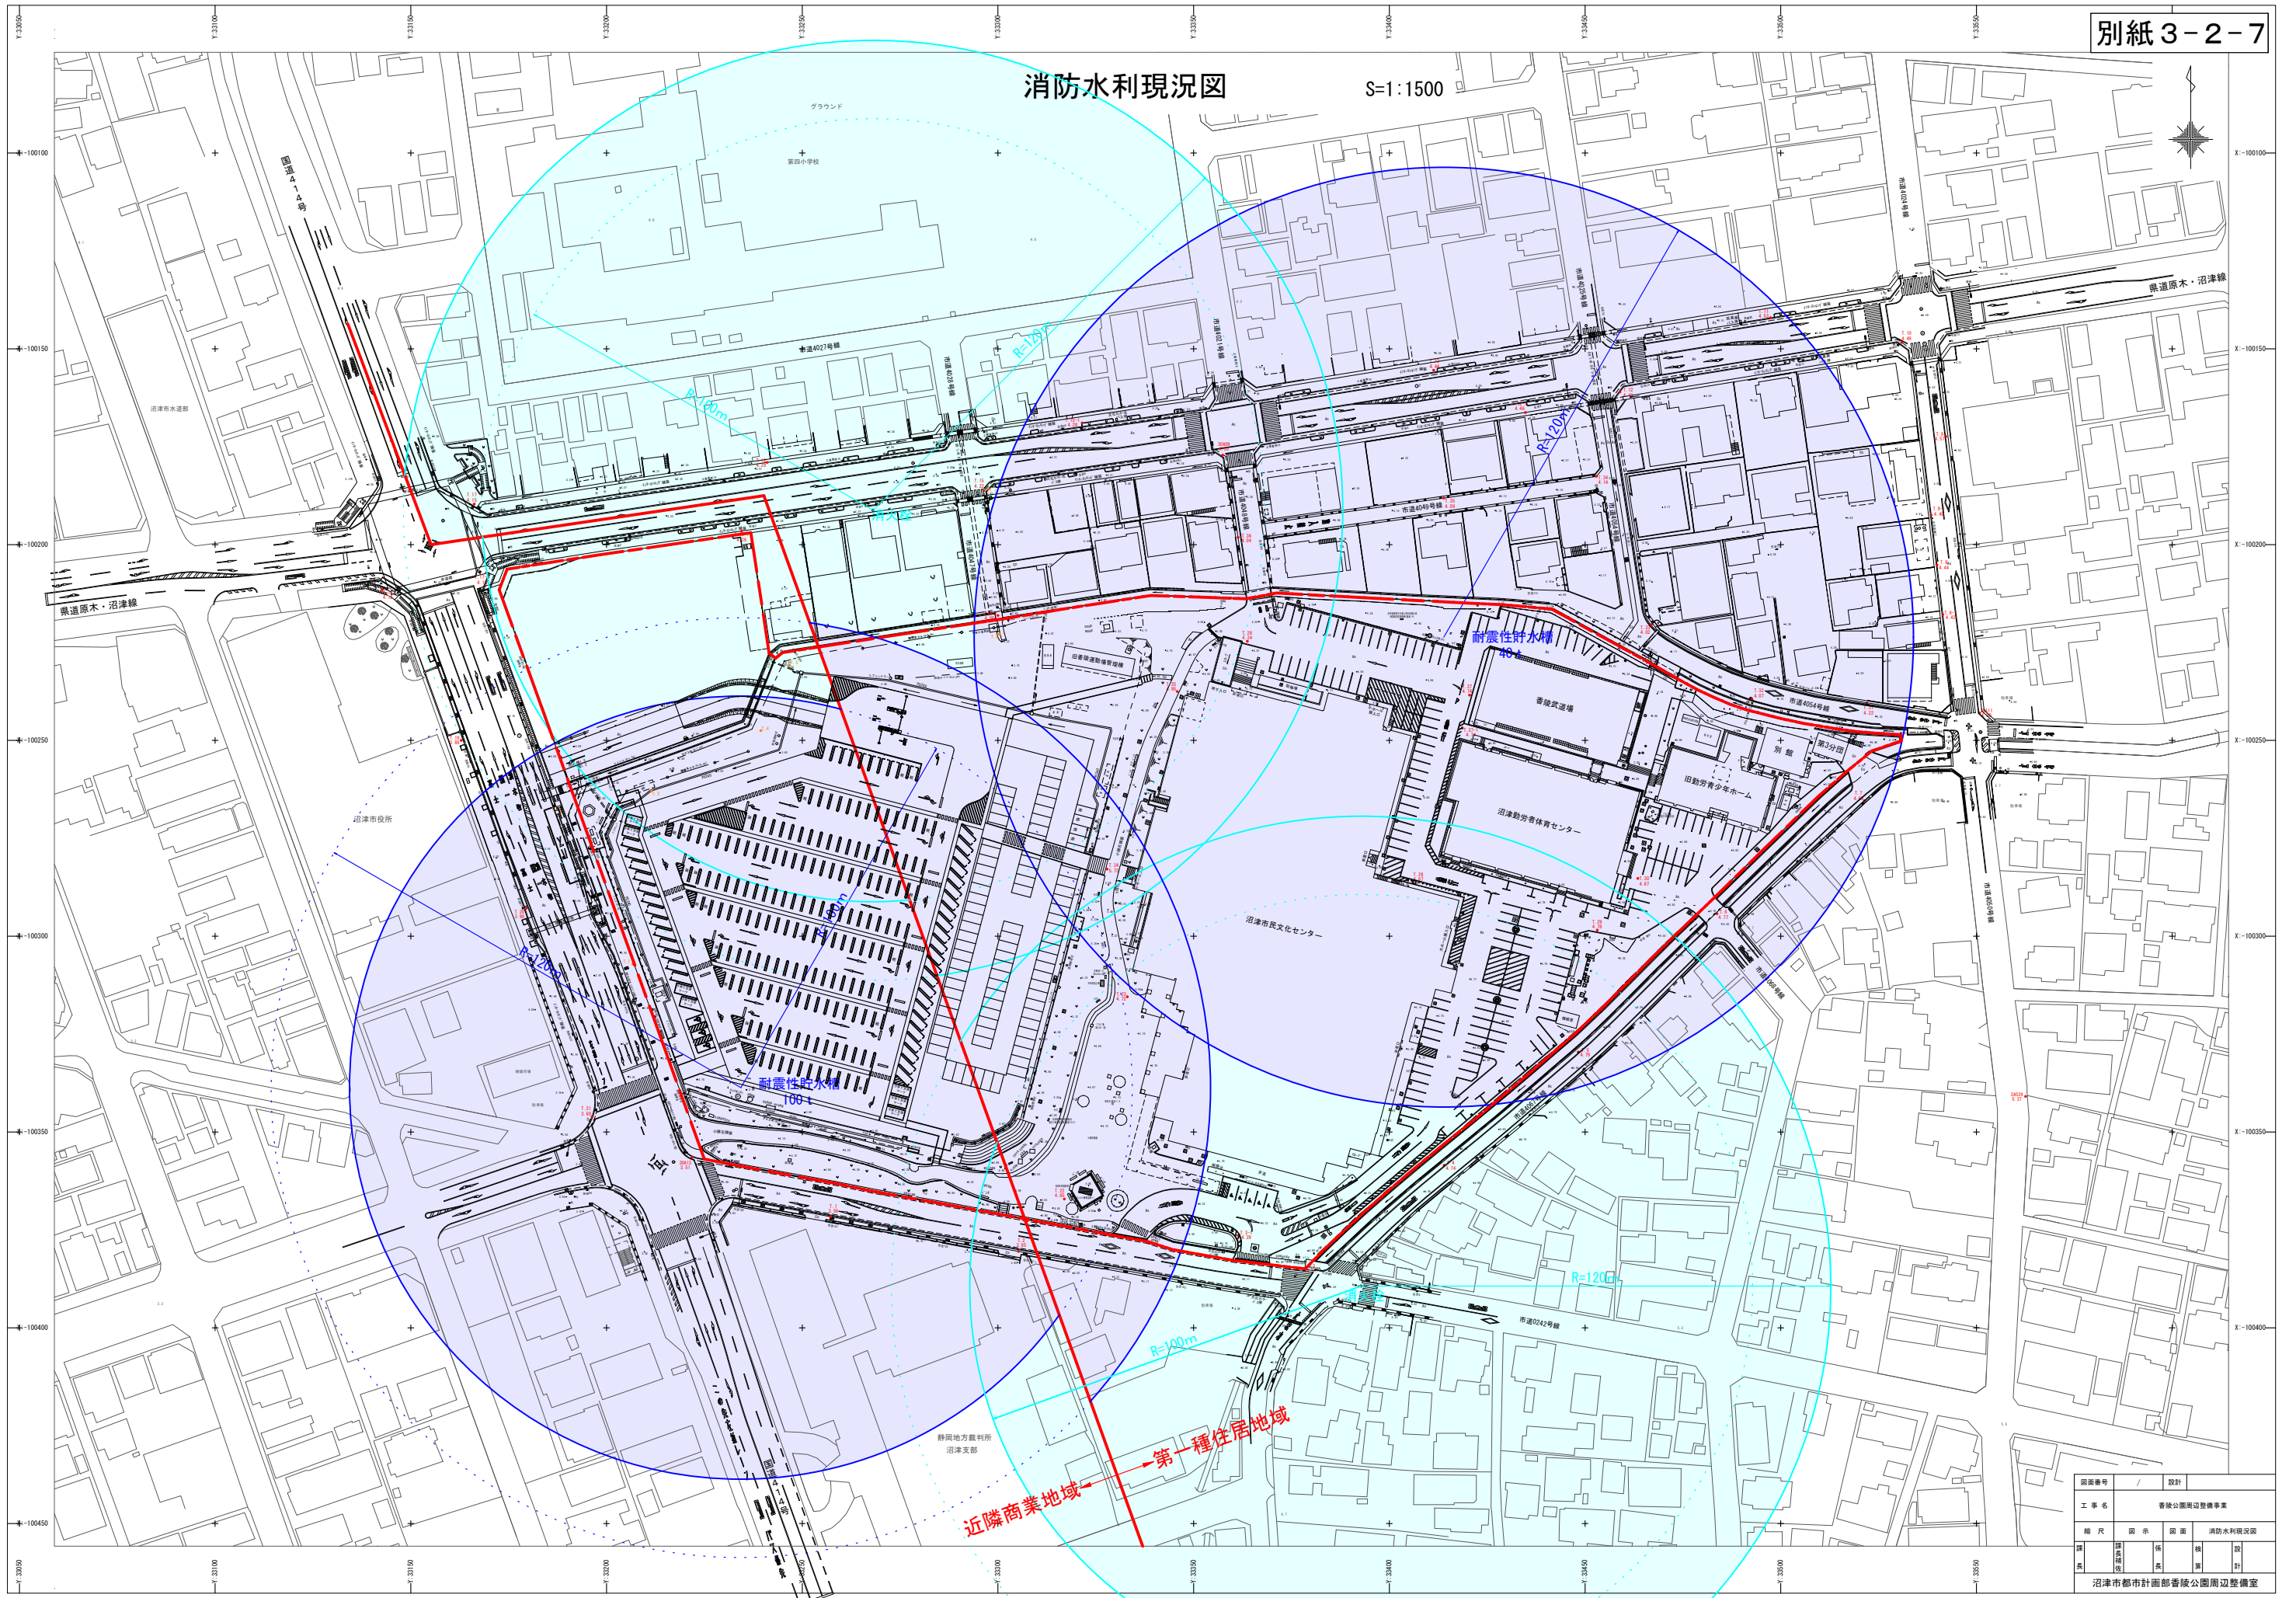

図面番号	設計
工事名	香陵公園周辺整備事業
縮尺	図示
備考	消防水利現況図
製図	沼津市都市計画部香陵公園周辺整備室