

器具表

[illegible]

1級建築士 登録 番号 57505号 岡本 賢

株式会社 レイダン

完成図
2007. 10

管理者(確認)
株式会社 久米設計

請負者(作成)
株式会社 レイダン



株式会社 久米設計
KUME SEKKEI

日付	
	PA

平成18年度(仮称)ぬまづ健康福祉プラザ 衛生設備工事

PL-02


HEAD

HEAD	ASSIST HEAD
------	-------------

CHA

CHIEF

DRA

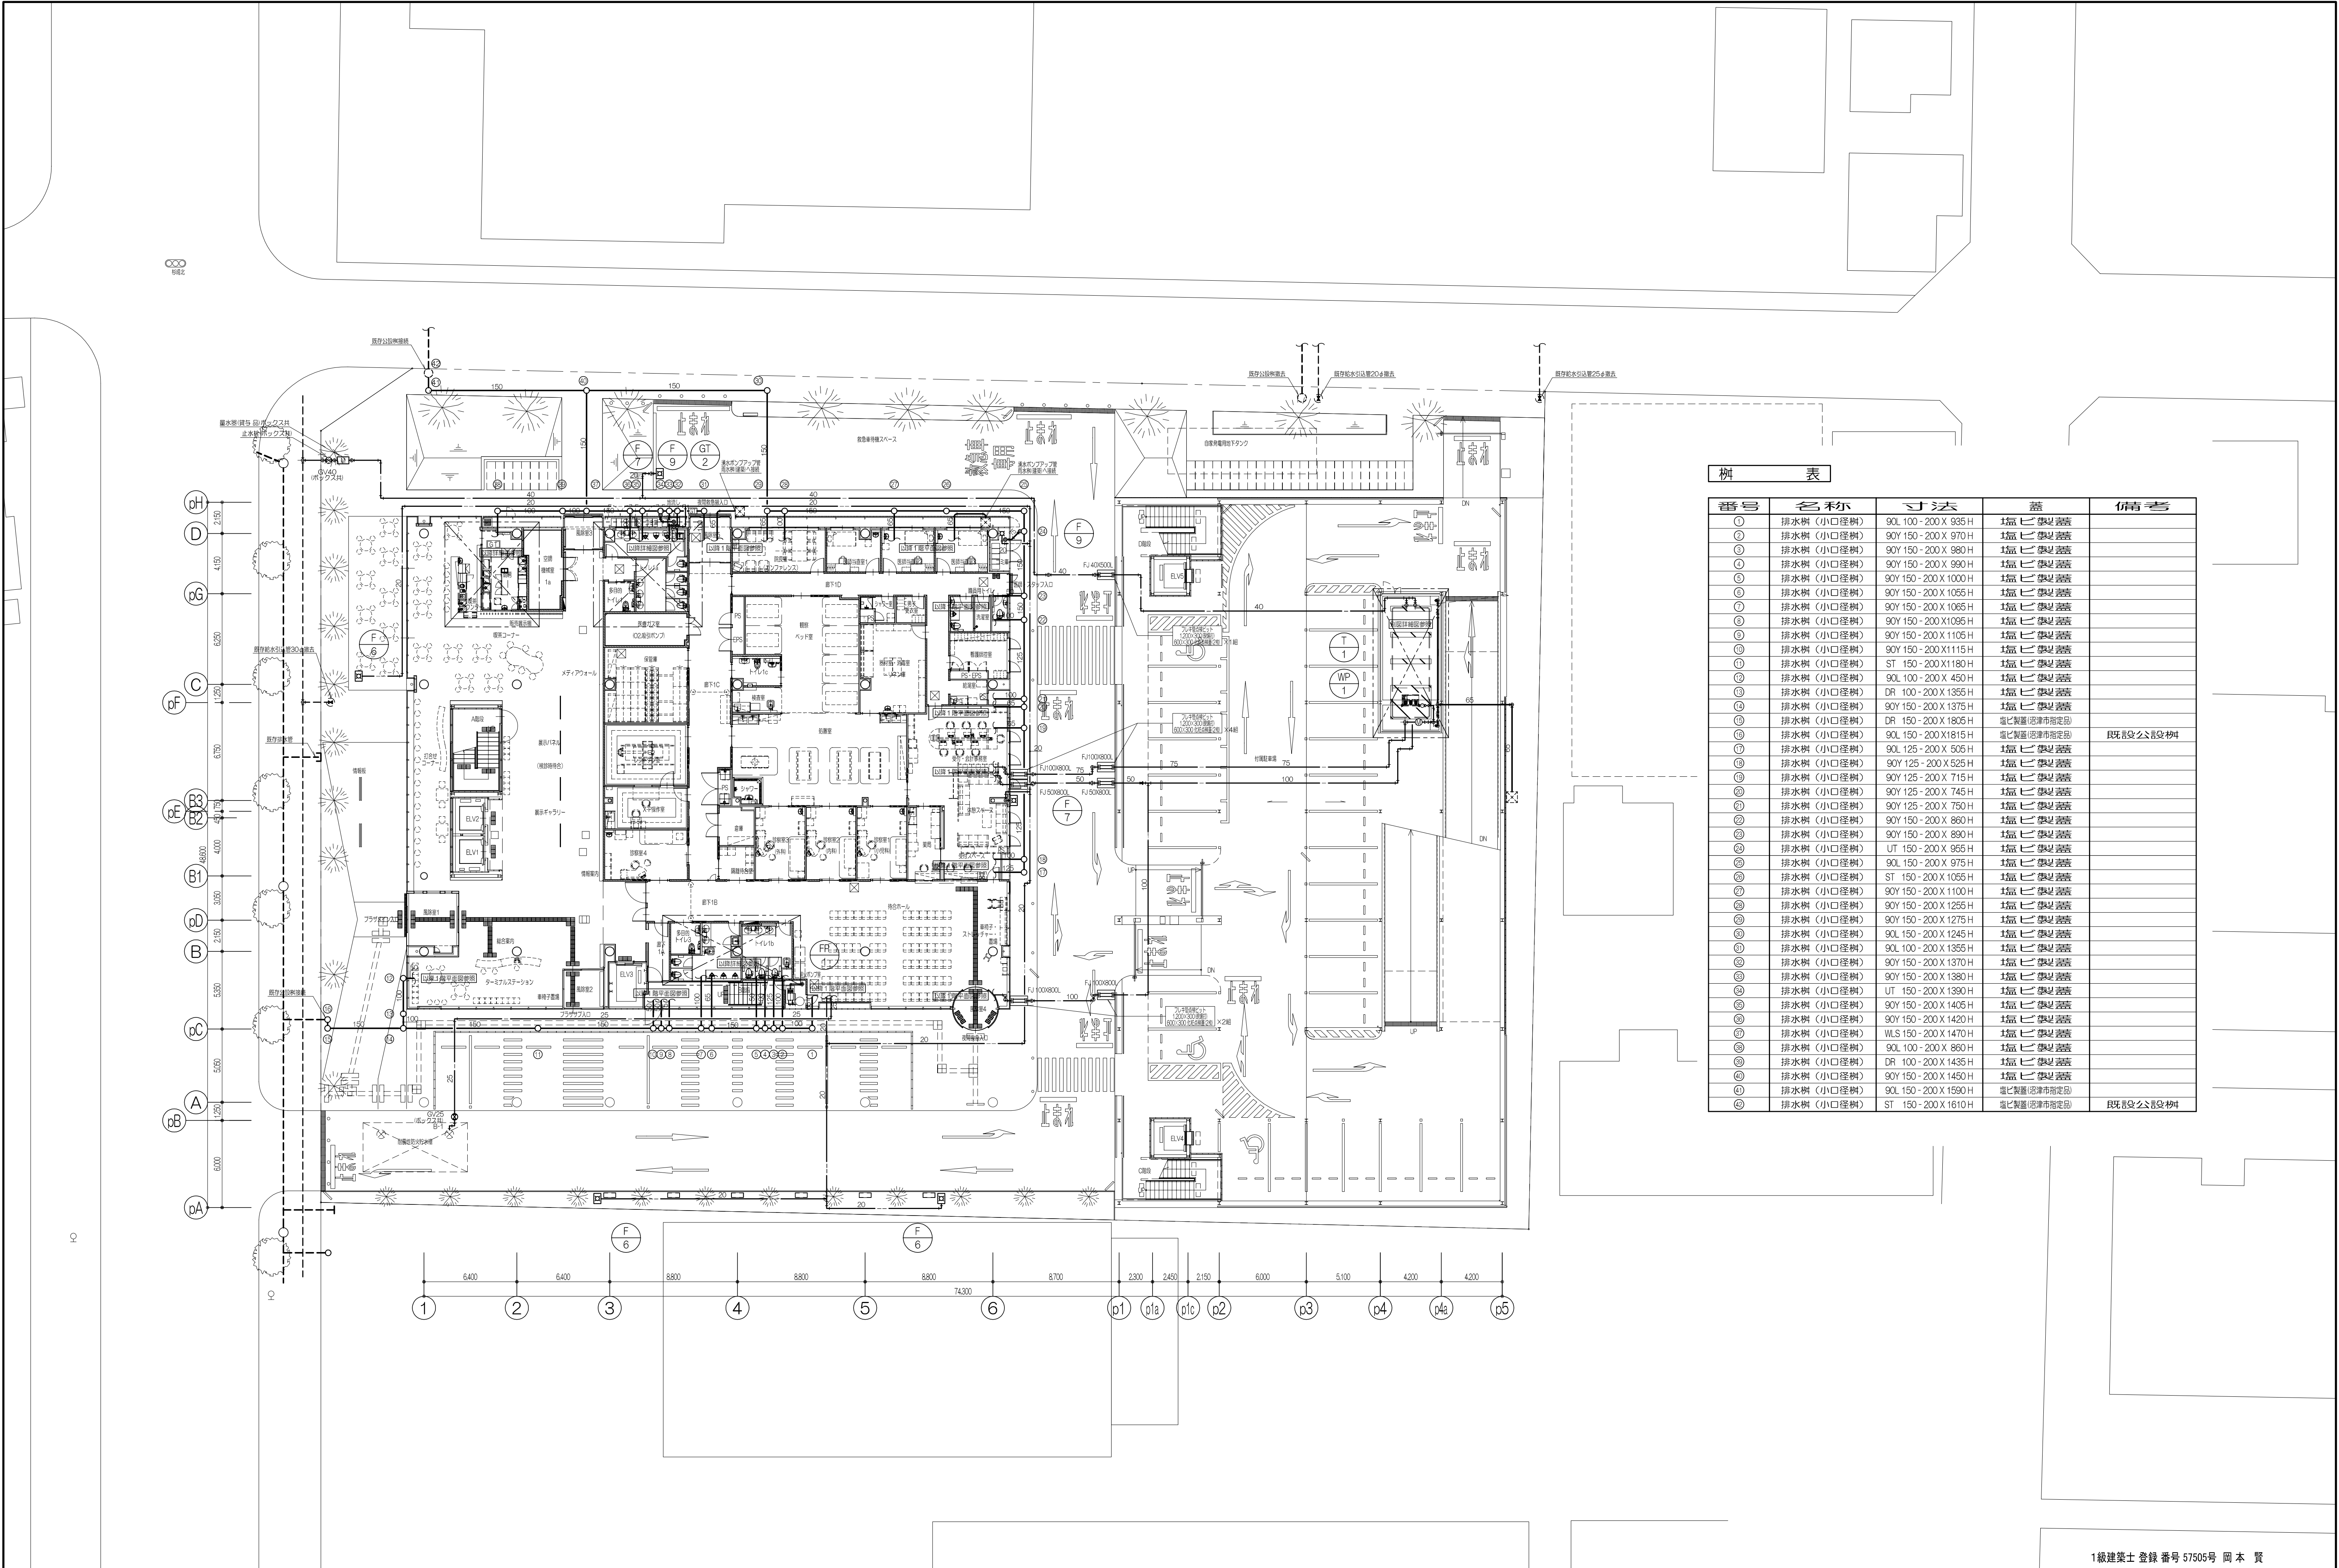

排水表				
番号	名称	寸法	葺	備考
①	排水樹 (小口径樹)	90L 100 - 200 X 935 H	1葺 び 葺	
②	排水樹 (小口径樹)	90Y 150 - 200 X 970 H	1葺 び 葺	
③	排水樹 (小口径樹)	90Y 150 - 200 X 980 H	1葺 び 葺	
④	排水樹 (小口径樹)	90Y 150 - 200 X 990 H	1葺 び 葺	
⑤	排水樹 (小口径樹)	90Y 150 - 200 X 1000 H	1葺 び 葺	
⑥	排水樹 (小口径樹)	90Y 150 - 200 X 1055 H	1葺 び 葺	
⑦	排水樹 (小口径樹)	90Y 150 - 200 X 1065 H	1葺 び 葺	
⑧	排水樹 (小口径樹)	90Y 150 - 200 X 1095 H	1葺 び 葺	
⑨	排水樹 (小口径樹)	90Y 150 - 200 X 1105 H	1葺 び 葺	
⑩	排水樹 (小口径樹)	90Y 150 - 200 X 1115 H	1葺 び 葺	
⑪	排水樹 (小口径樹)	ST 150 - 200 X 1180 H	1葺 び 葺	
⑫	排水樹 (小口径樹)	90L 100 - 200 X 450 H	1葺 び 葺	
⑬	排水樹 (小口径樹)	DR 100 - 200 X 1355 H	1葺 び 葺	
⑭	排水樹 (小口径樹)	90Y 150 - 200 X 1375 H	1葺 び 葺	
⑮	排水樹 (小口径樹)	DR 150 - 200 X 1805 H	堀じ 葺葺 (沼津市指定品)	
⑯	排水樹 (小口径樹)	90L 150 - 200 X 1815 H	堀じ 葺葺 (沼津市指定品)	既設公設樹
⑰	排水樹 (小口径樹)	90L 125 - 200 X 505 H	1葺 び 葺	
⑱	排水樹 (小口径樹)	90Y 125 - 200 X 525 H	1葺 び 葺	
⑲	排水樹 (小口径樹)	90Y 125 - 200 X 715 H	1葺 び 葺	
⑳	排水樹 (小口径樹)	90Y 125 - 200 X 745 H	1葺 び 葺	
㉑	排水樹 (小口径樹)	90Y 125 - 200 X 750 H	1葺 び 葺	
㉒	排水樹 (小口径樹)	90Y 150 - 200 X 860 H	1葺 び 葺	
㉓	排水樹 (小口径樹)	90Y 150 - 200 X 880 H	1葺 び 葺	
㉔	排水樹 (小口径樹)	UT 150 - 200 X 955 H	1葺 び 葺	
㉕	排水樹 (小口径樹)	90L 150 - 200 X 975 H	1葺 び 葺	
㉖	排水樹 (小口径樹)	ST 150 - 200 X 1055 H	1葺 び 葺	
㉗	排水樹 (小口径樹)	90Y 150 - 200 X 1100 H	1葺 び 葺	
㉘	排水樹 (小口径樹)	90Y 150 - 200 X 1255 H	1葺 び 葺	
㉙	排水樹 (小口径樹)	90Y 150 - 200 X 1275 H	1葺 び 葺	
㉚	排水樹 (小口径樹)	90L 150 - 200 X 1245 H	1葺 び 葺	
㉛	排水樹 (小口径樹)	90L 100 - 200 X 1355 H	1葺 び 葺	
㉜	排水樹 (小口径樹)	90Y 150 - 200 X 1370 H	1葺 び 葺	
㉝	排水樹 (小口径樹)	90Y 150 - 200 X 1380 H	1葺 び 葺	
㉞	排水樹 (小口径樹)	UT 150 - 200 X 1390 H	1葺 び 葺	
㉟	排水樹 (小口径樹)	90Y 150 - 200 X 1405 H	1葺 び 葺	
㊱	排水樹 (小口径樹)	90Y 150 - 200 X 1420 H	1葺 び 葺	
㊲	排水樹 (小口径樹)	WLS 150 - 200 X 1470 H	1葺 び 葺	
㊳	排水樹 (小口径樹)	90L 100 - 200 X 860 H	1葺 び 葺	
㊴	排水樹 (小口径樹)	DR 100 - 200 X 1435 H	1葺 び 葺	
㊵	排水樹 (小口径樹)	90Y 150 - 200 X 1450 H	1葺 び 葺	
㊶	排水樹 (小口径樹)	90L 150 - 200 X 1590 H	堀じ 葺葺 (沼津市指定品)	
㊷	排水樹 (小口径樹)	ST 150 - 200 X 1610 H	堀じ 葺葺 (沼津市指定品)	既設公設樹

株式会社 レイダン

完成図
2007. 10

管理者 (確認)
株式会社 久米設計

請負者 (作成)
株式会社 レイダン




株式会社 久米設計
KUME SEKKEI

日付
2007. 10. 10
担当
PA

平成18年度 (仮称) ぬまづ健康福祉プラザ 衛生設備工事
屋外配置図
縮尺
1:200

図面番号
PL-03
設計番号

1級建築士 登録 番号 57505号 岡 本 賢
HEAD
ASSIST HEAD
CHANGE
DRAFT

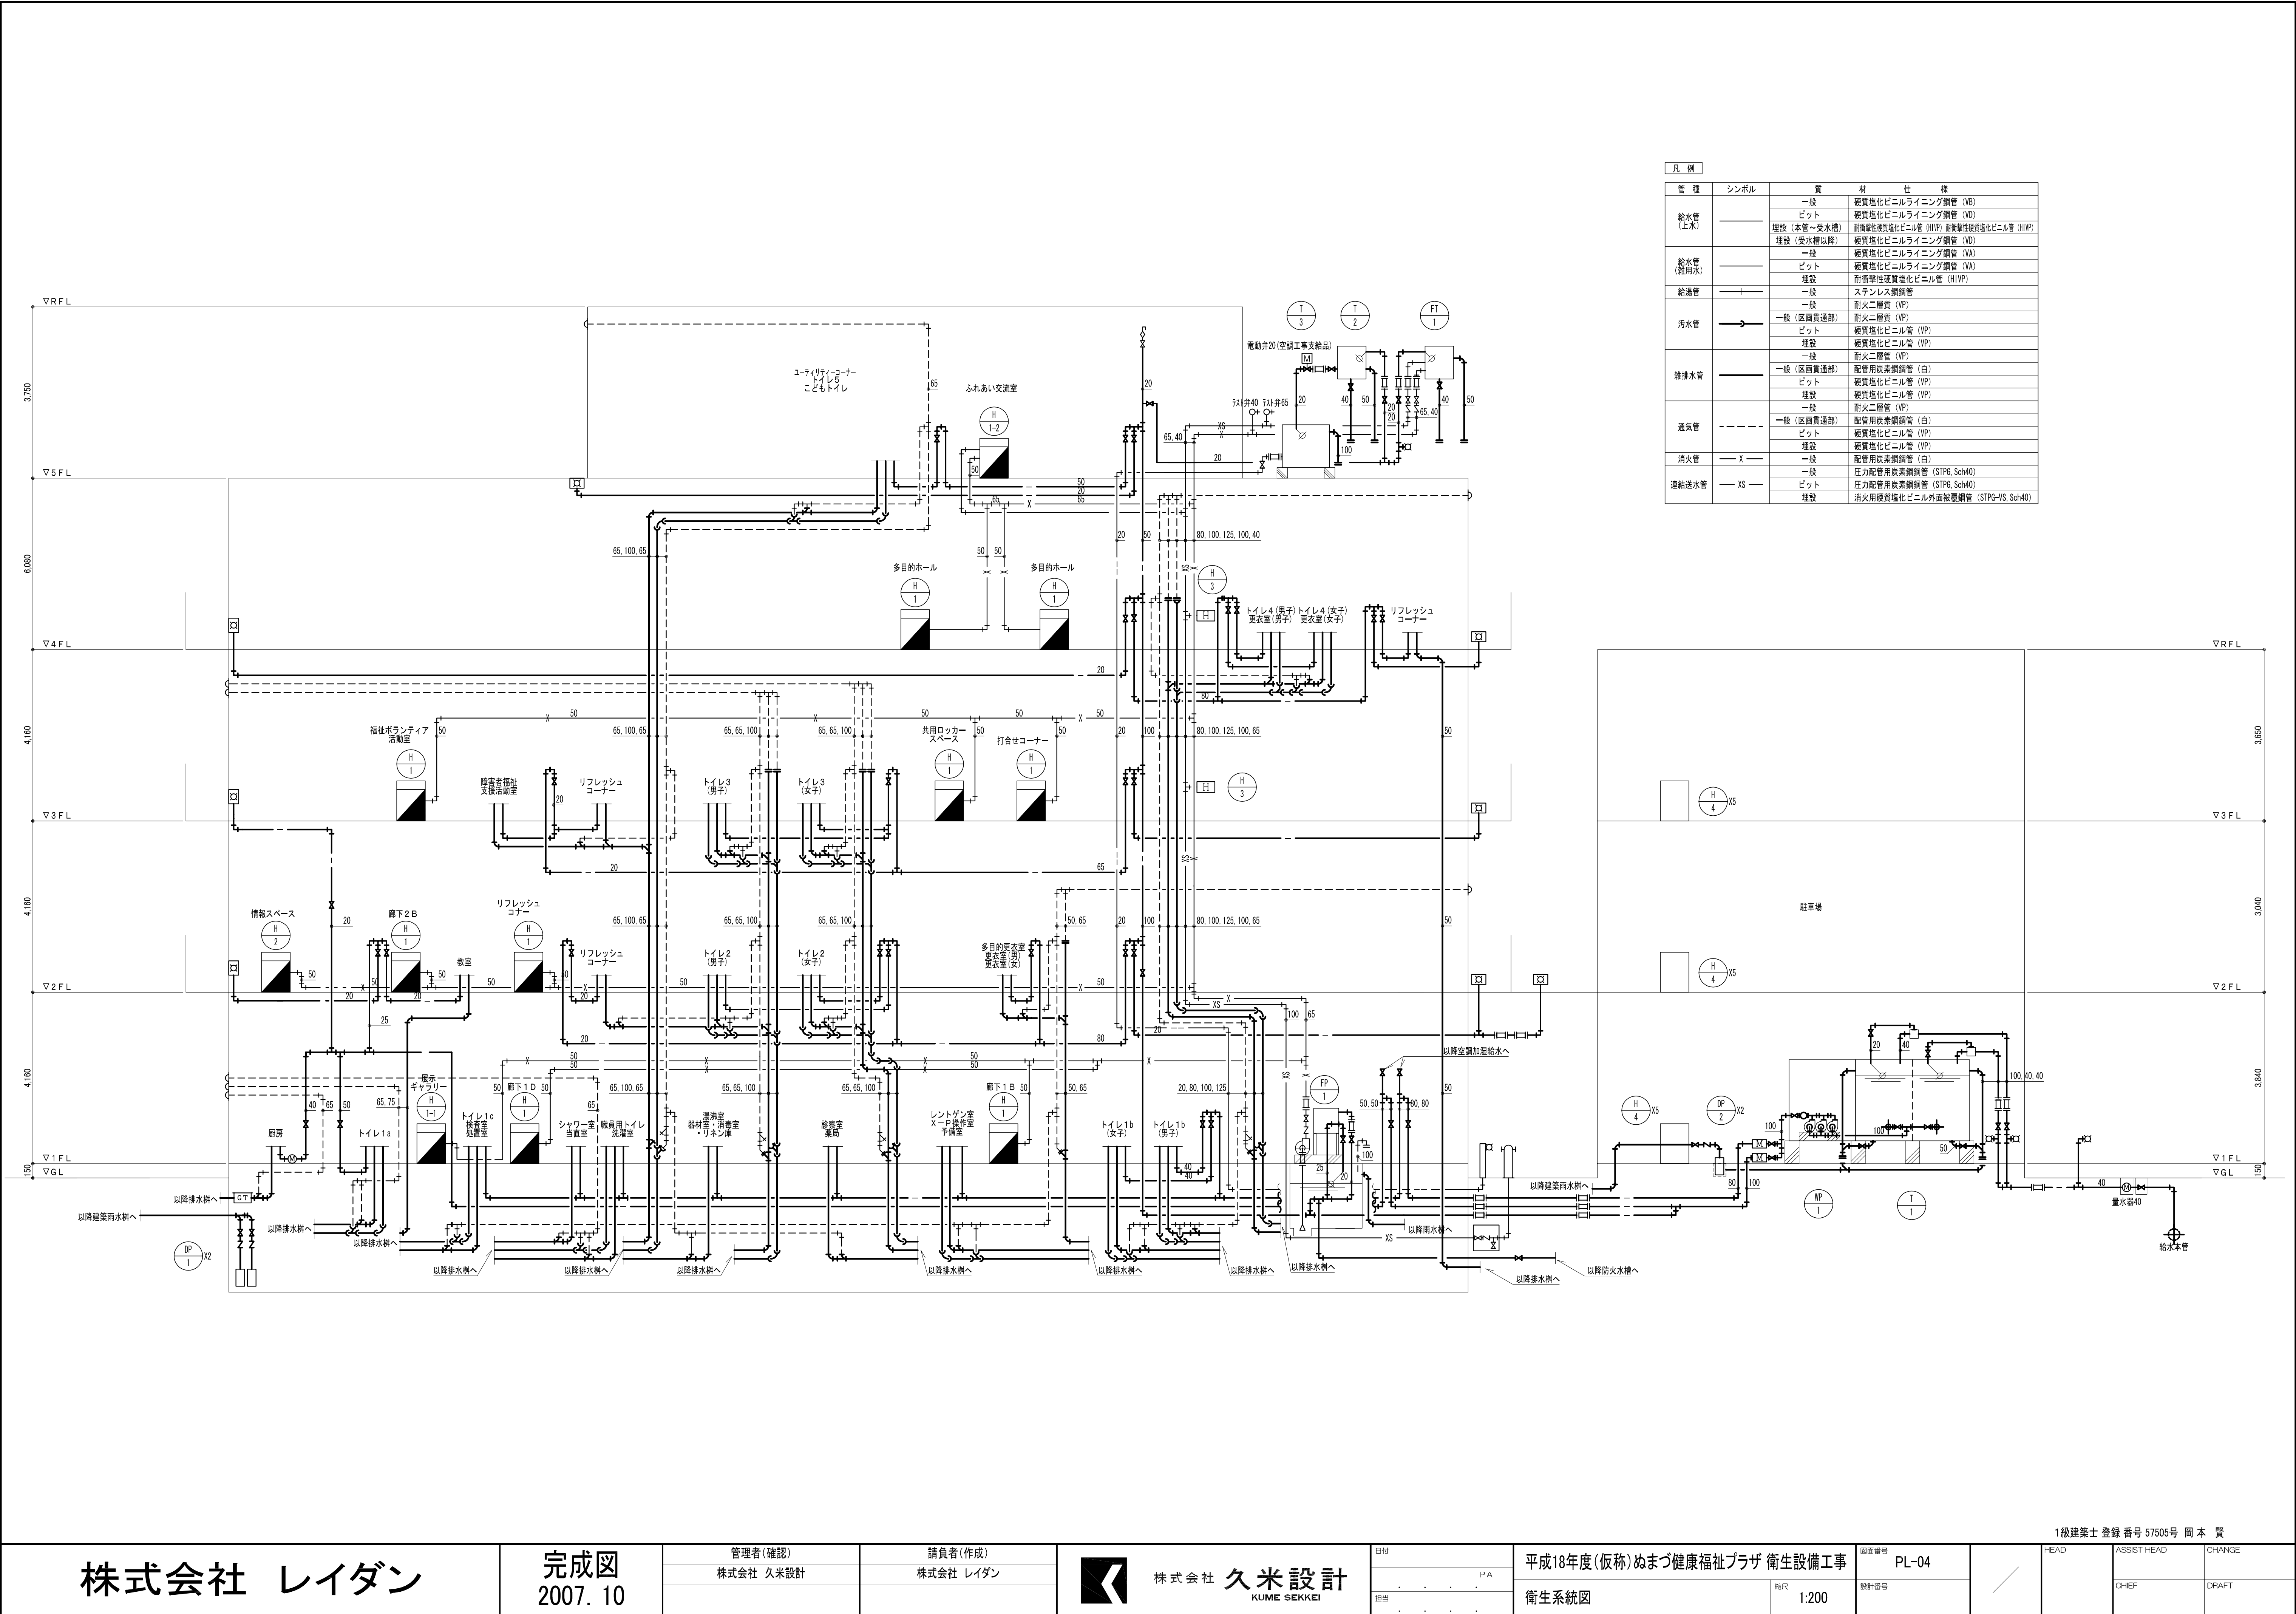

凡 例			
管 種	シンボル	質	材 仕 様
給水管 (上水)		一般	硬質塩化ビニルライニング鋼管 (VB)
		ビット	硬質塩化ビニルライニング鋼管 (VD)
		埋設 (本管～受水機)	新触媒性塩化ビニル管 (HVP) 耐衝撃性硬質塩化ビニル管 (HVP)
		埋設 (受水機以降)	硬質塩化ビニルライニング鋼管 (VD)
給水管 (雑用水)		一般	硬質塩化ビニルライニング鋼管 (VA)
		ビット	硬質塩化ビニルライニング鋼管 (VA)
		埋設	耐衝撃性硬質塩化ビニル管 (HVP)
給湯管		一般	ステンレス鋼管
汚水管		一般	耐火二層管 (VP)
		一般 (区画貫通部)	耐火二層管 (VP)
		ビット	硬質塩化ビニル管 (VP)
		埋設	硬質塩化ビニル管 (VP)
雑排水管		一般	耐火二層管 (VP)
		一般 (区画貫通部)	配管用炭素鋼管 (白)
		ビット	硬質塩化ビニル管 (VP)
		埋設	硬質塩化ビニル管 (VP)
通気管		一般	耐火二層管 (VP)
		一般 (区画貫通部)	配管用炭素鋼管 (白)
		ビット	硬質塩化ビニル管 (VP)
		埋設	硬質塩化ビニル管 (VP)
消火管		一般	配管用炭素鋼管 (白)
		一般	圧力配管用炭素鋼管 (STPG, Sch40)
連結送水管		ビット	圧力配管用炭素鋼管 (STPG, Sch40)
		埋設	消火用硬質塩化ビニル外面被覆鋼管 (STPG-VS, Sch40)

1級建築士 登録 番号 57505号 岡 本 賢

株式会社 レイダン

完成図
2007. 10

管理者 (確認)
株式会社 久米設計

請負者 (作成)
株式会社 レイダン



株式会社 久米設計
KUME SEKKEI

日付
2007. 10. 10
担当
P A

平成18年度 (仮称) ぬまづ健康福祉プラザ 衛生設備工事
衛生系統図
縮尺
1:200

図番
PL-04
設計番号


HEAD

ASSIST HEAD

CHANGE

CHIEF

DRAFT

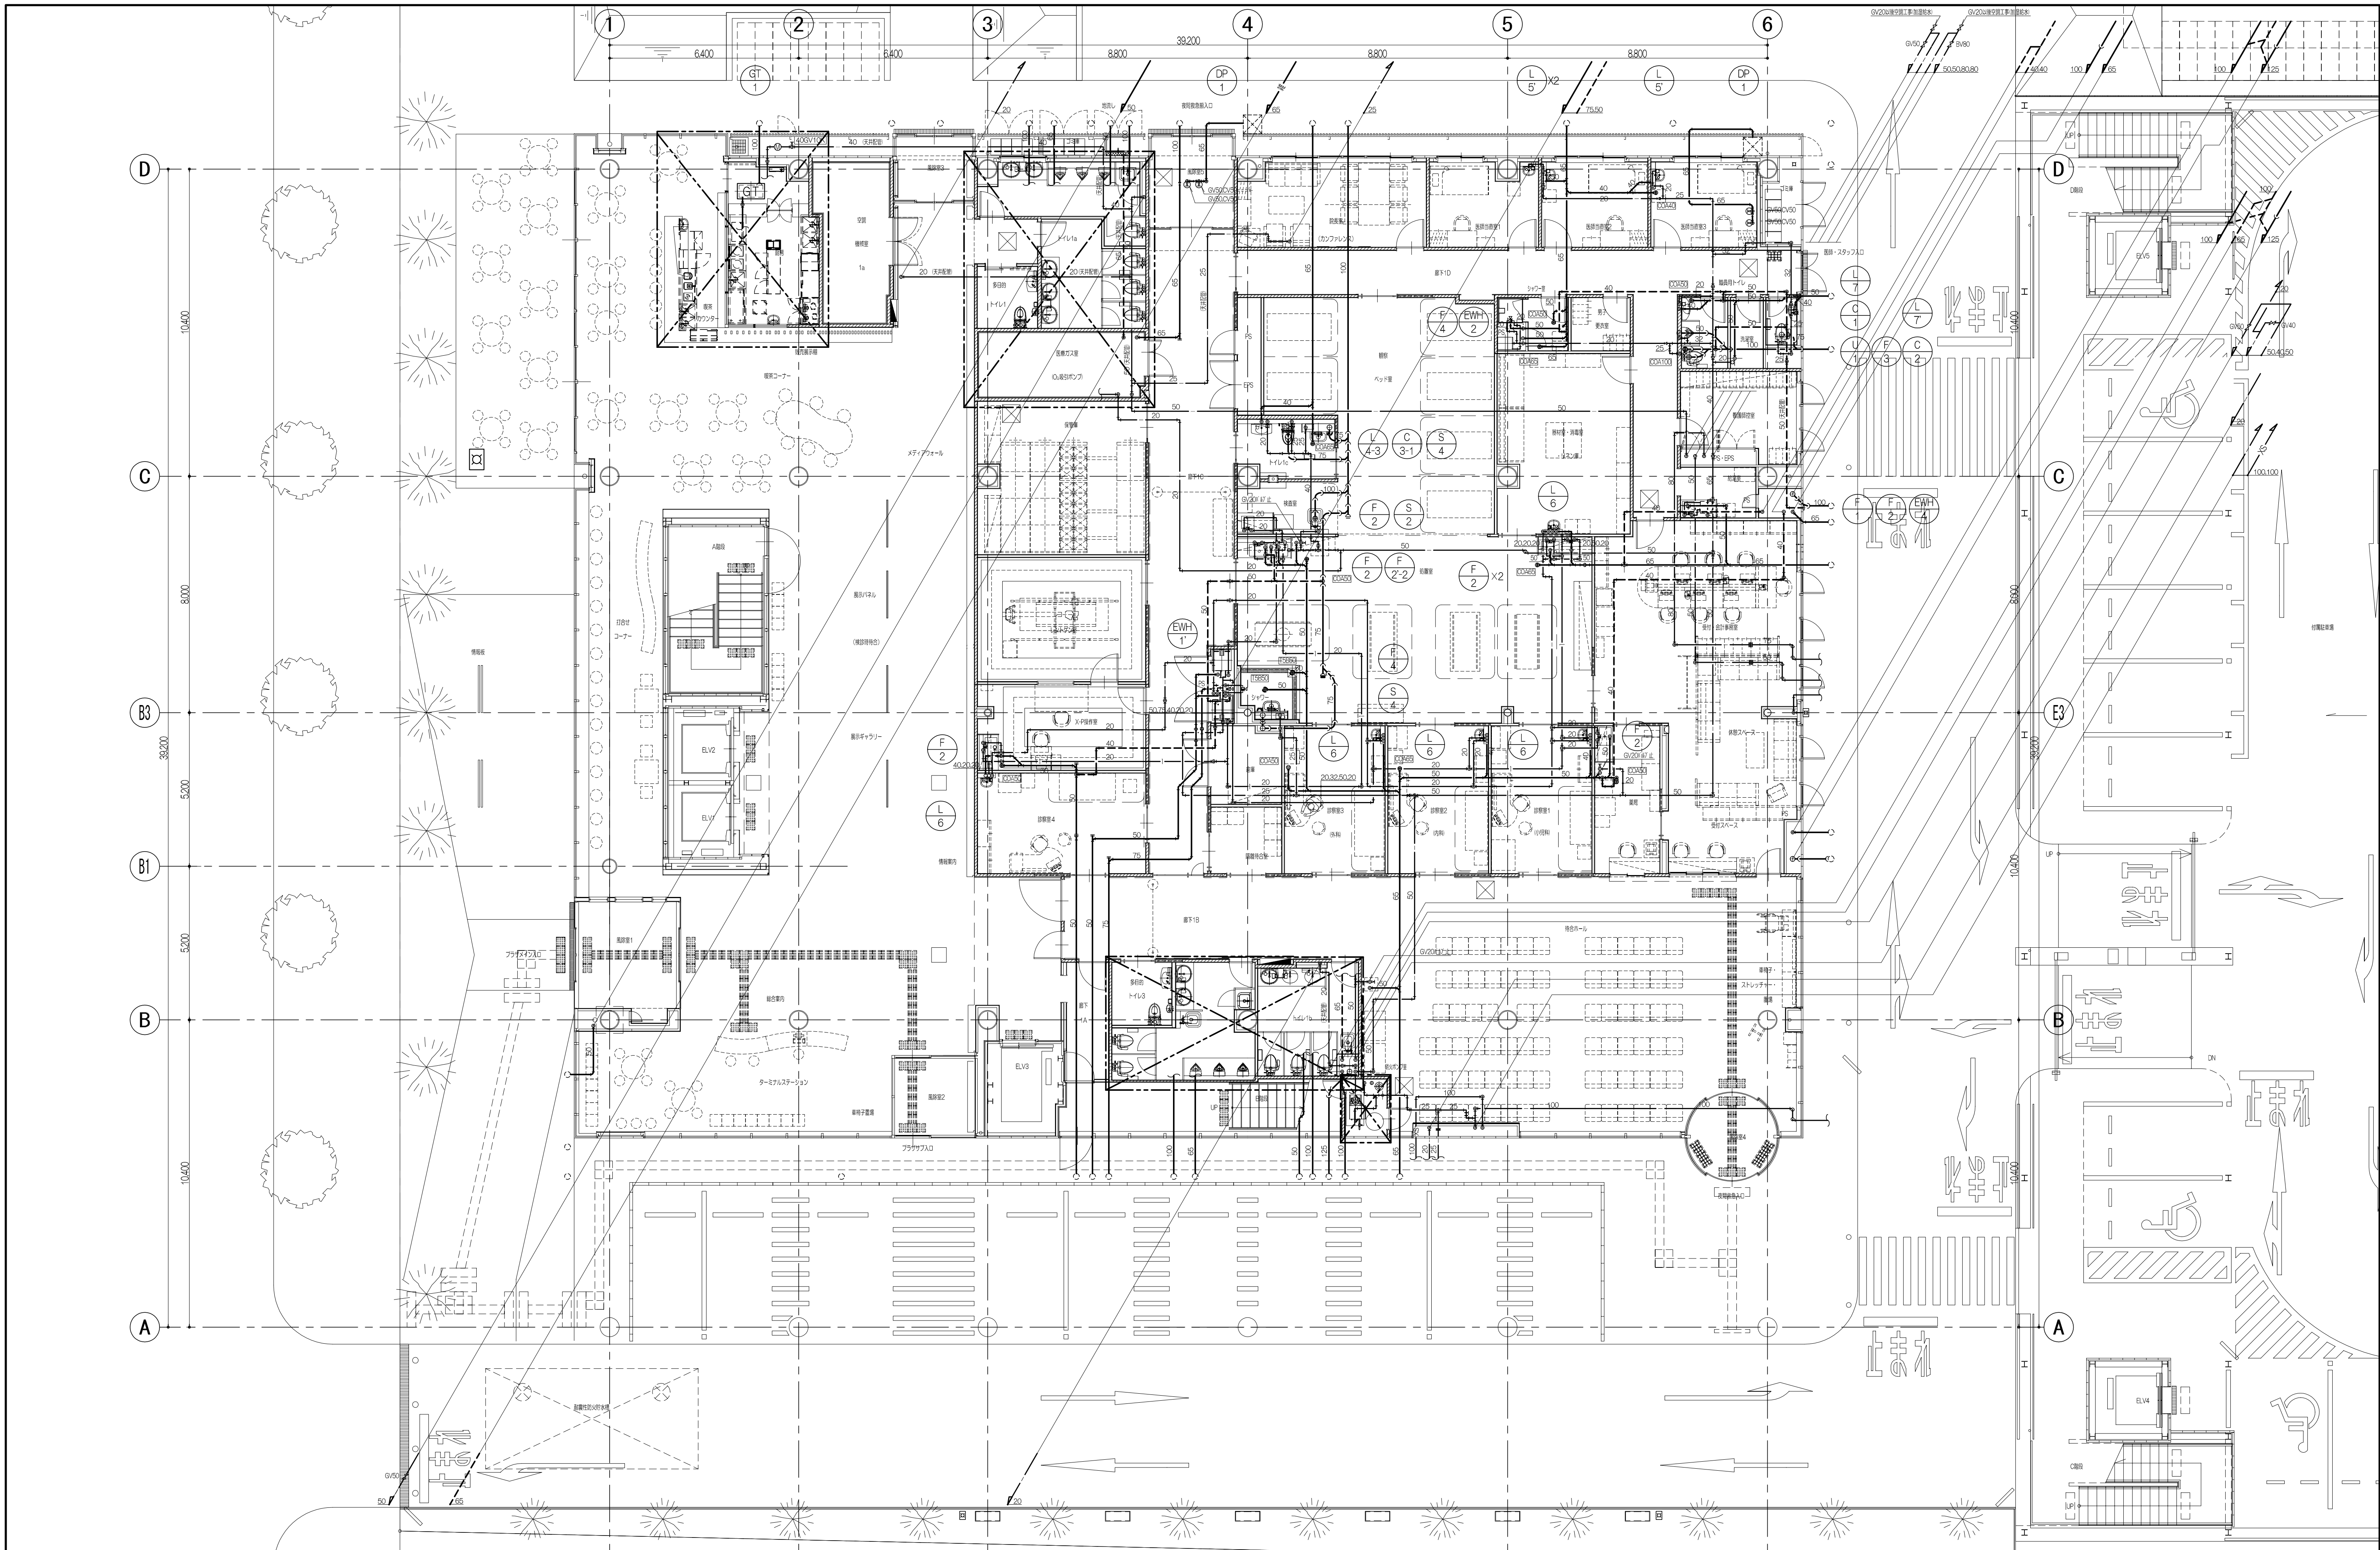

1階 平面図 S=1/100

1級建築士 登録 番号 57505号 岡 本 賢

株式会社 レイダン

完成図
2007. 10

管理者(確認)
株式会社 久米設計

請負者(作成)
株式会社 レイダン




株式会社 久米設計
KUME SEKKEI

日付 2006.04.
P.A.
担当

平成18年度(仮称)めまづ健康福祉プラザ 空調設備工事
1階 衛生平面図
縮尺 1:100
設計番号

図面番号
PL-05

HEAD	ASSIST HEAD	CHANGE
	CHIEF	DRAFT

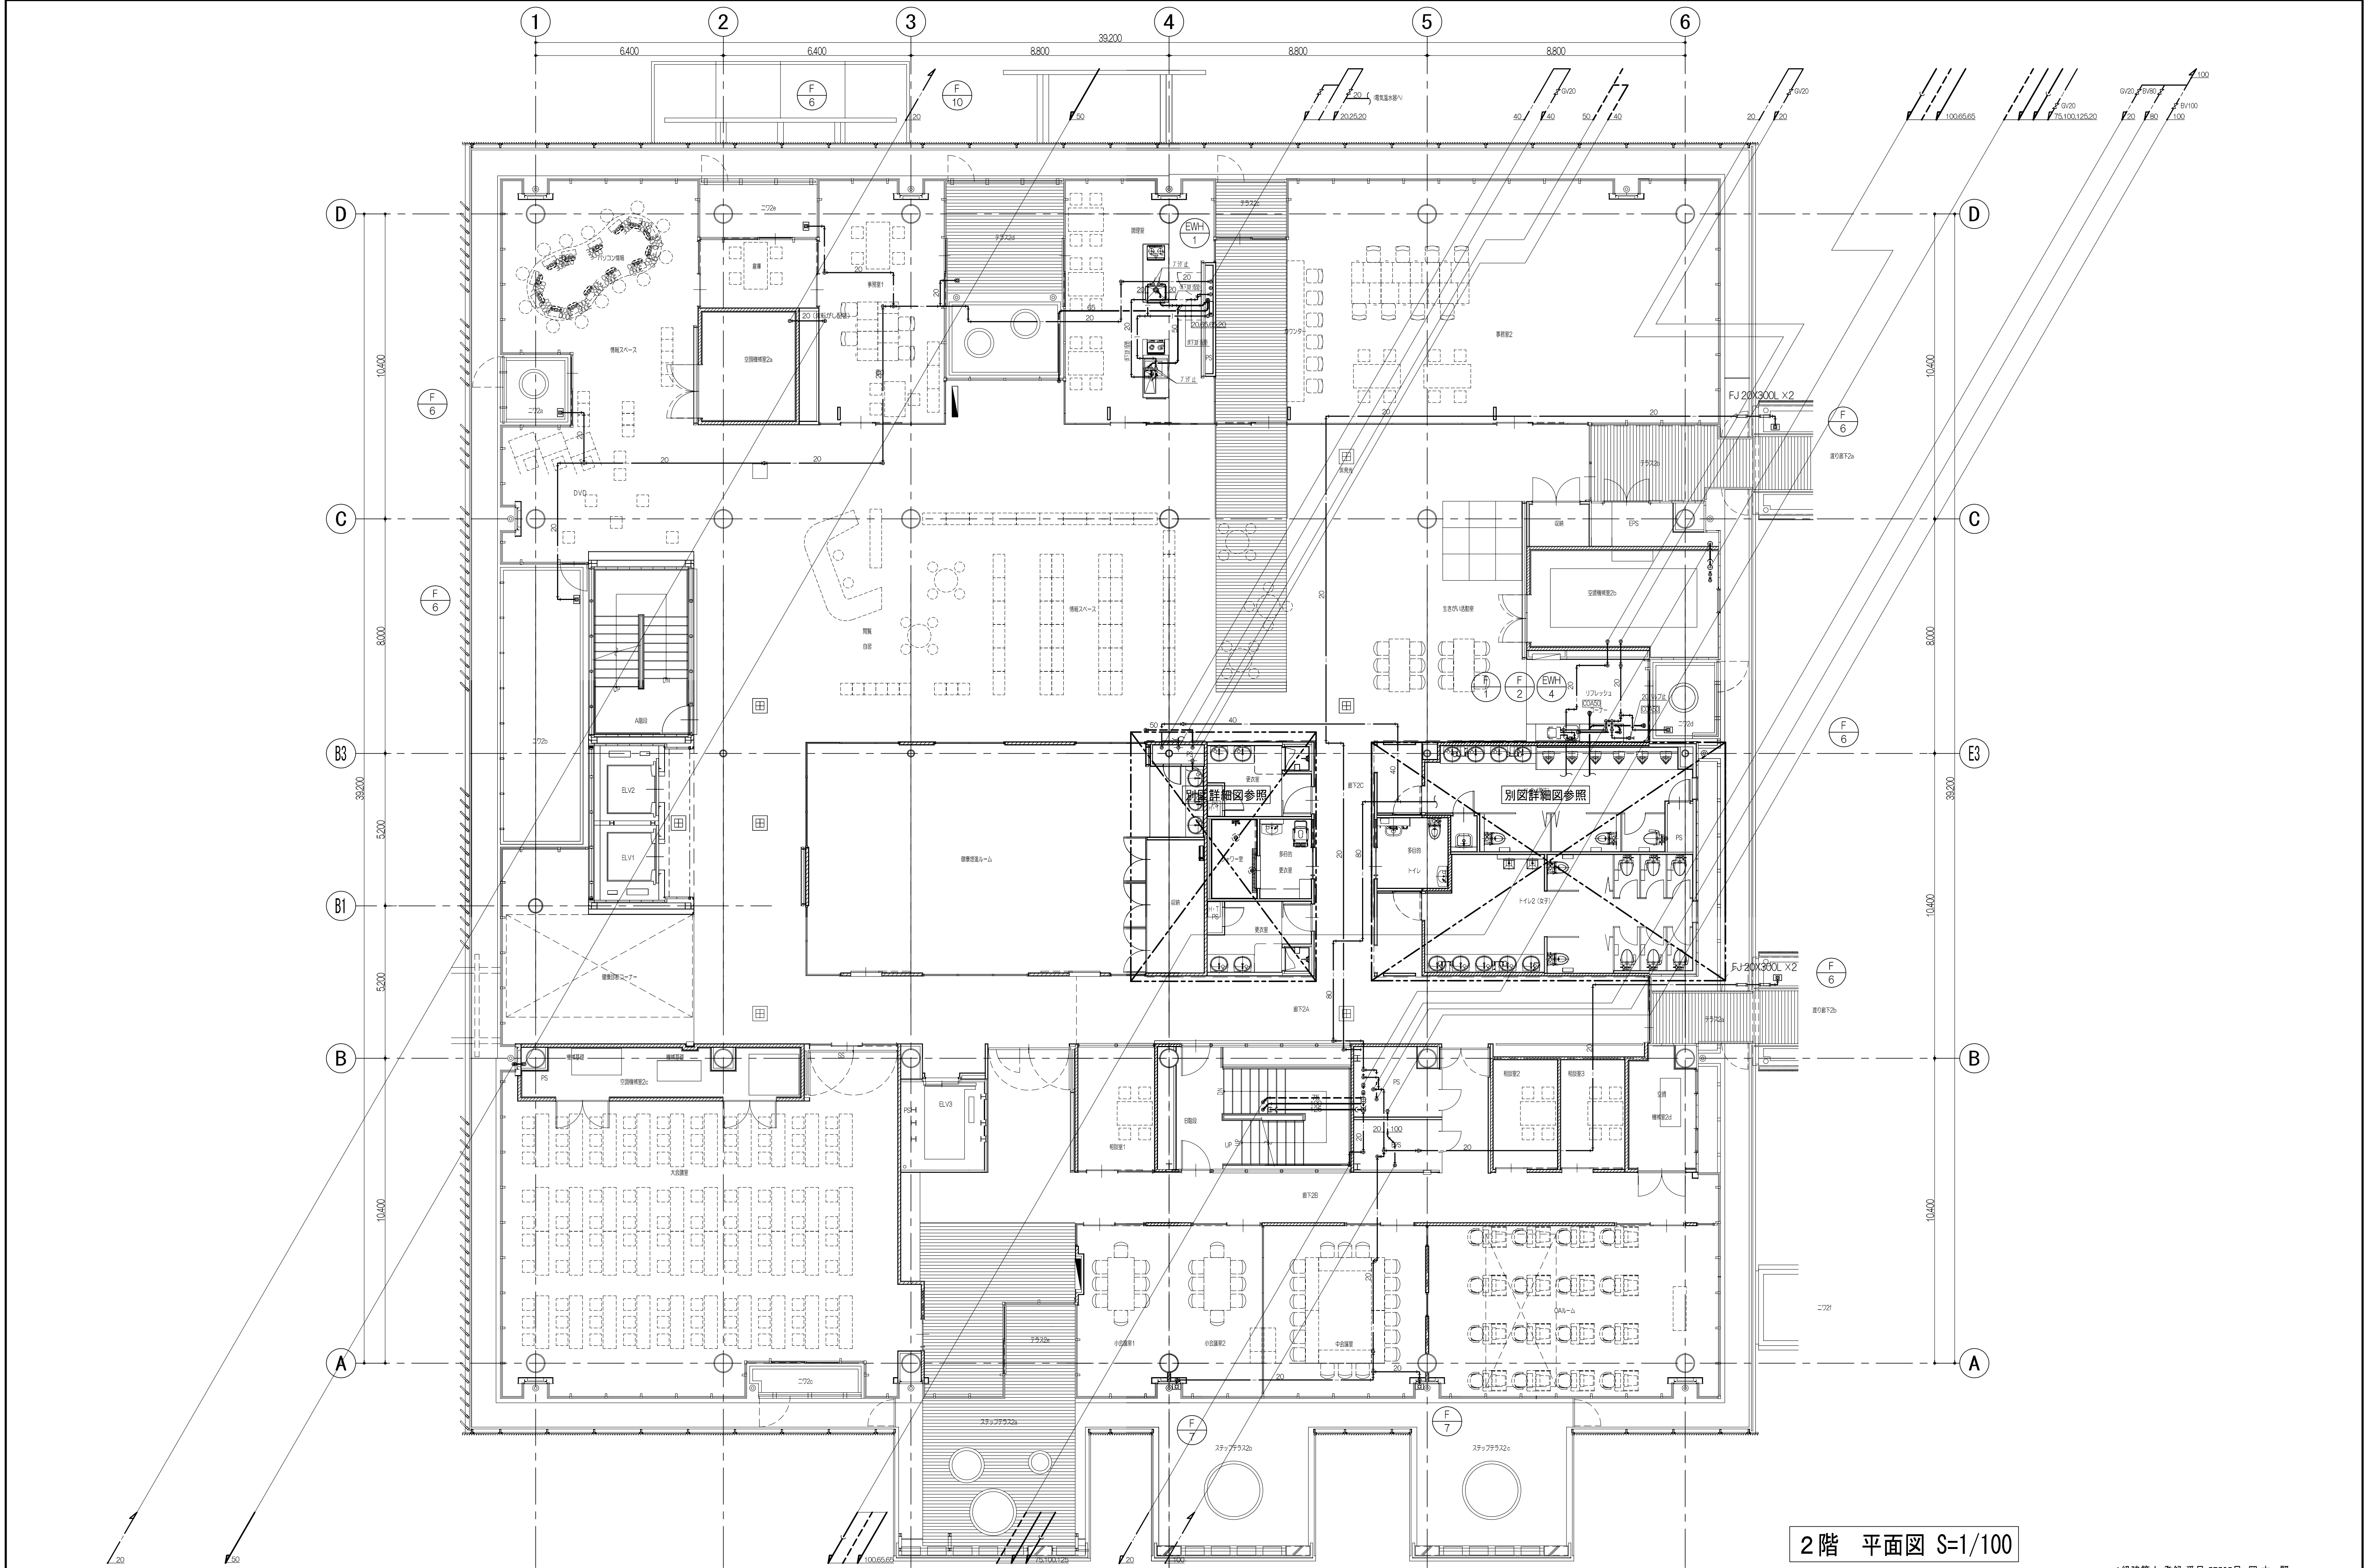

2階 平面図 S=1/100

1級建築士 登録 番号 57505号 岡 本 賢

株式会社 レイダン	完成図 2007. 10	管理者(確認) 株式会社 久米設計	請負者(作成) 株式会社 レイダン	 株式会社 久米設計 KUME SEKKEI	日付 P A	平成18年度(仮称)めまづ健康福祉プラザ 衛生設備工事	図面番号 PL-06		HEAD	ASSIST HEAD	CHANGE
					担当	2階 衛生平面図	縮尺 1:100	設計番号	CHIEF	DRAFT	



完成図
2007. 10

管理者(確認)
株式会社 久米設計

請負者(作成)
株式会社 レイダン



株式会社 久米設計
KUME SEKKEI

日付	
	PA

平成18年度(仮称)ぬまづ健康福祉プラザ 衛生設備工事

3階 衛生平面図

縮尺 1:100

図面番号	PL-07
------	-------

設計番号

1級建築士 登録 番号 57505号 岡本 賢

HEAD

HEAD	ASSIST HEAD
------	-------------

HEAD	ASSIST HEAD	CHANGE
------	-------------	--------

CHIEF

CHIEF DRAFT