


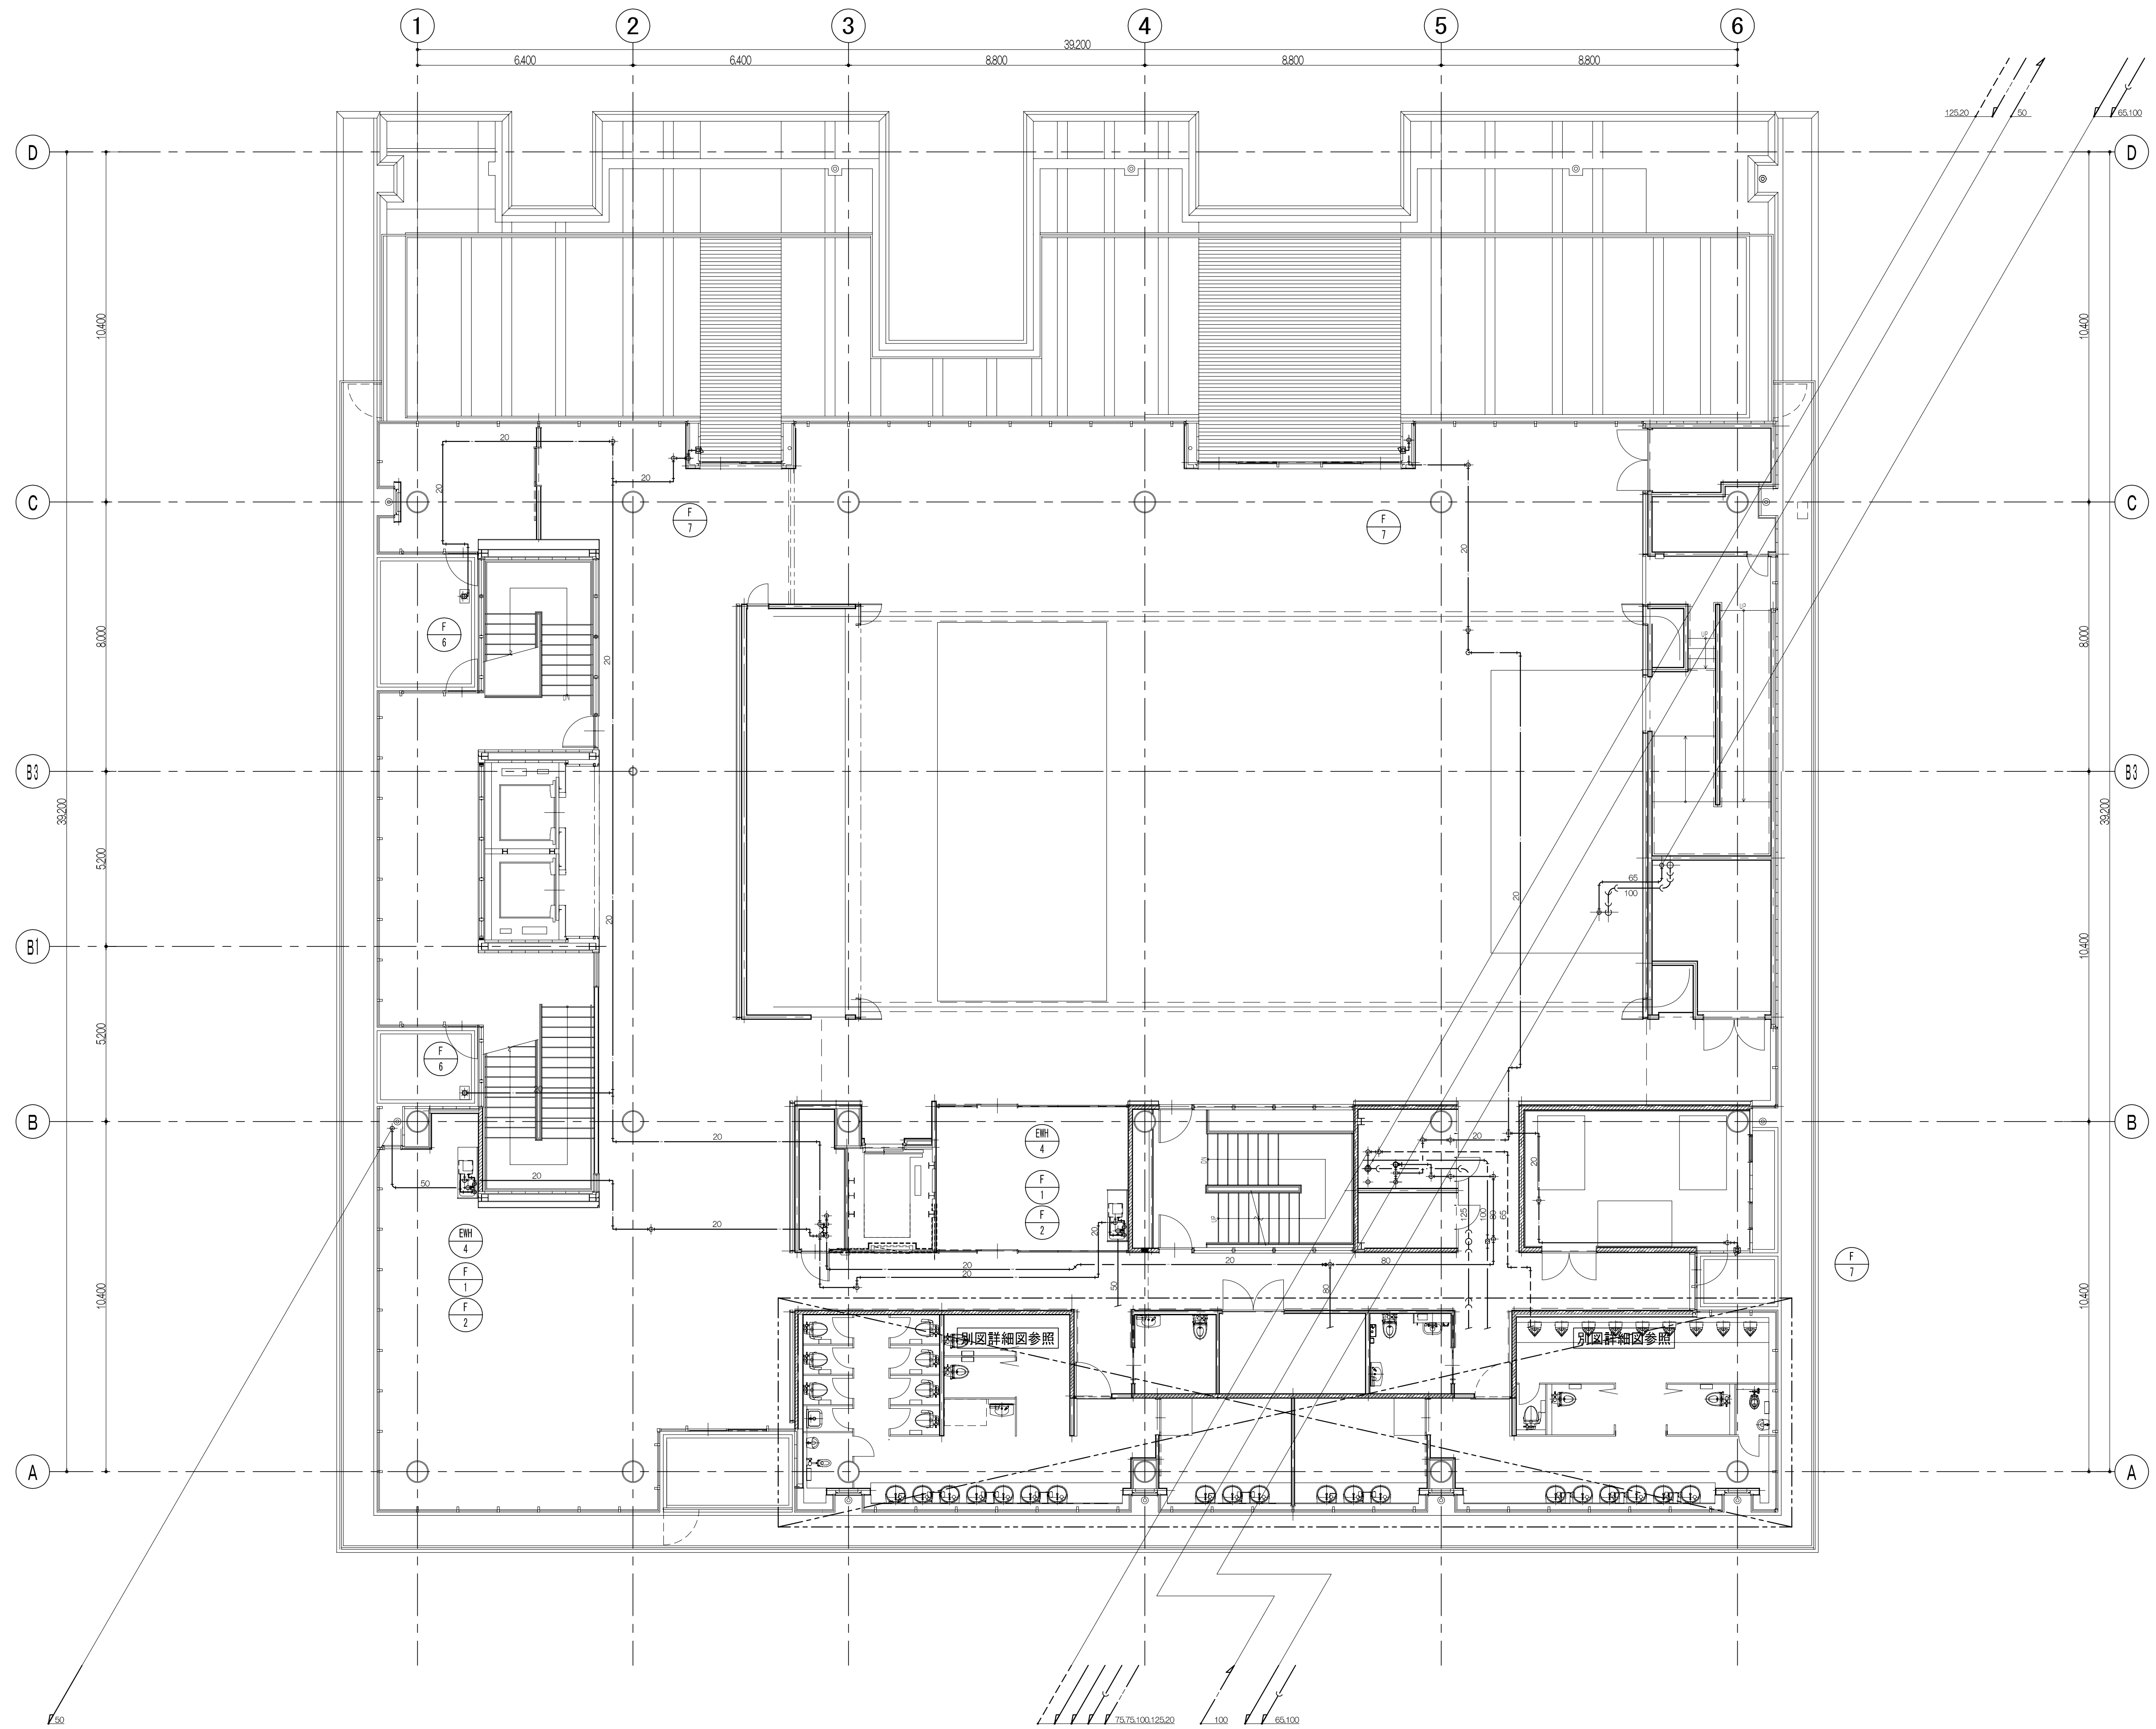

4階 平面図 S=1/100

株式会社 レイダン

完成図
2007. 10

管理者(確認)
株式会社 久米設計

請負者(作成)
株式会社 レイダン



株式会社 久米設計
KUME SEKKEI


日付
2007. 10. 10
担当
PA

平成18年度(仮称)ぬまづ健康福祉プラザ 衛生設備工事
4階 衛生平面図
縮尺 1:100

図面番号
PL-08
設計番号

1級建築士 登録 番号 57505号 岡本 賢

HEAD	ASSIST HEAD	CHANGE
	CHIEF	DRAFT

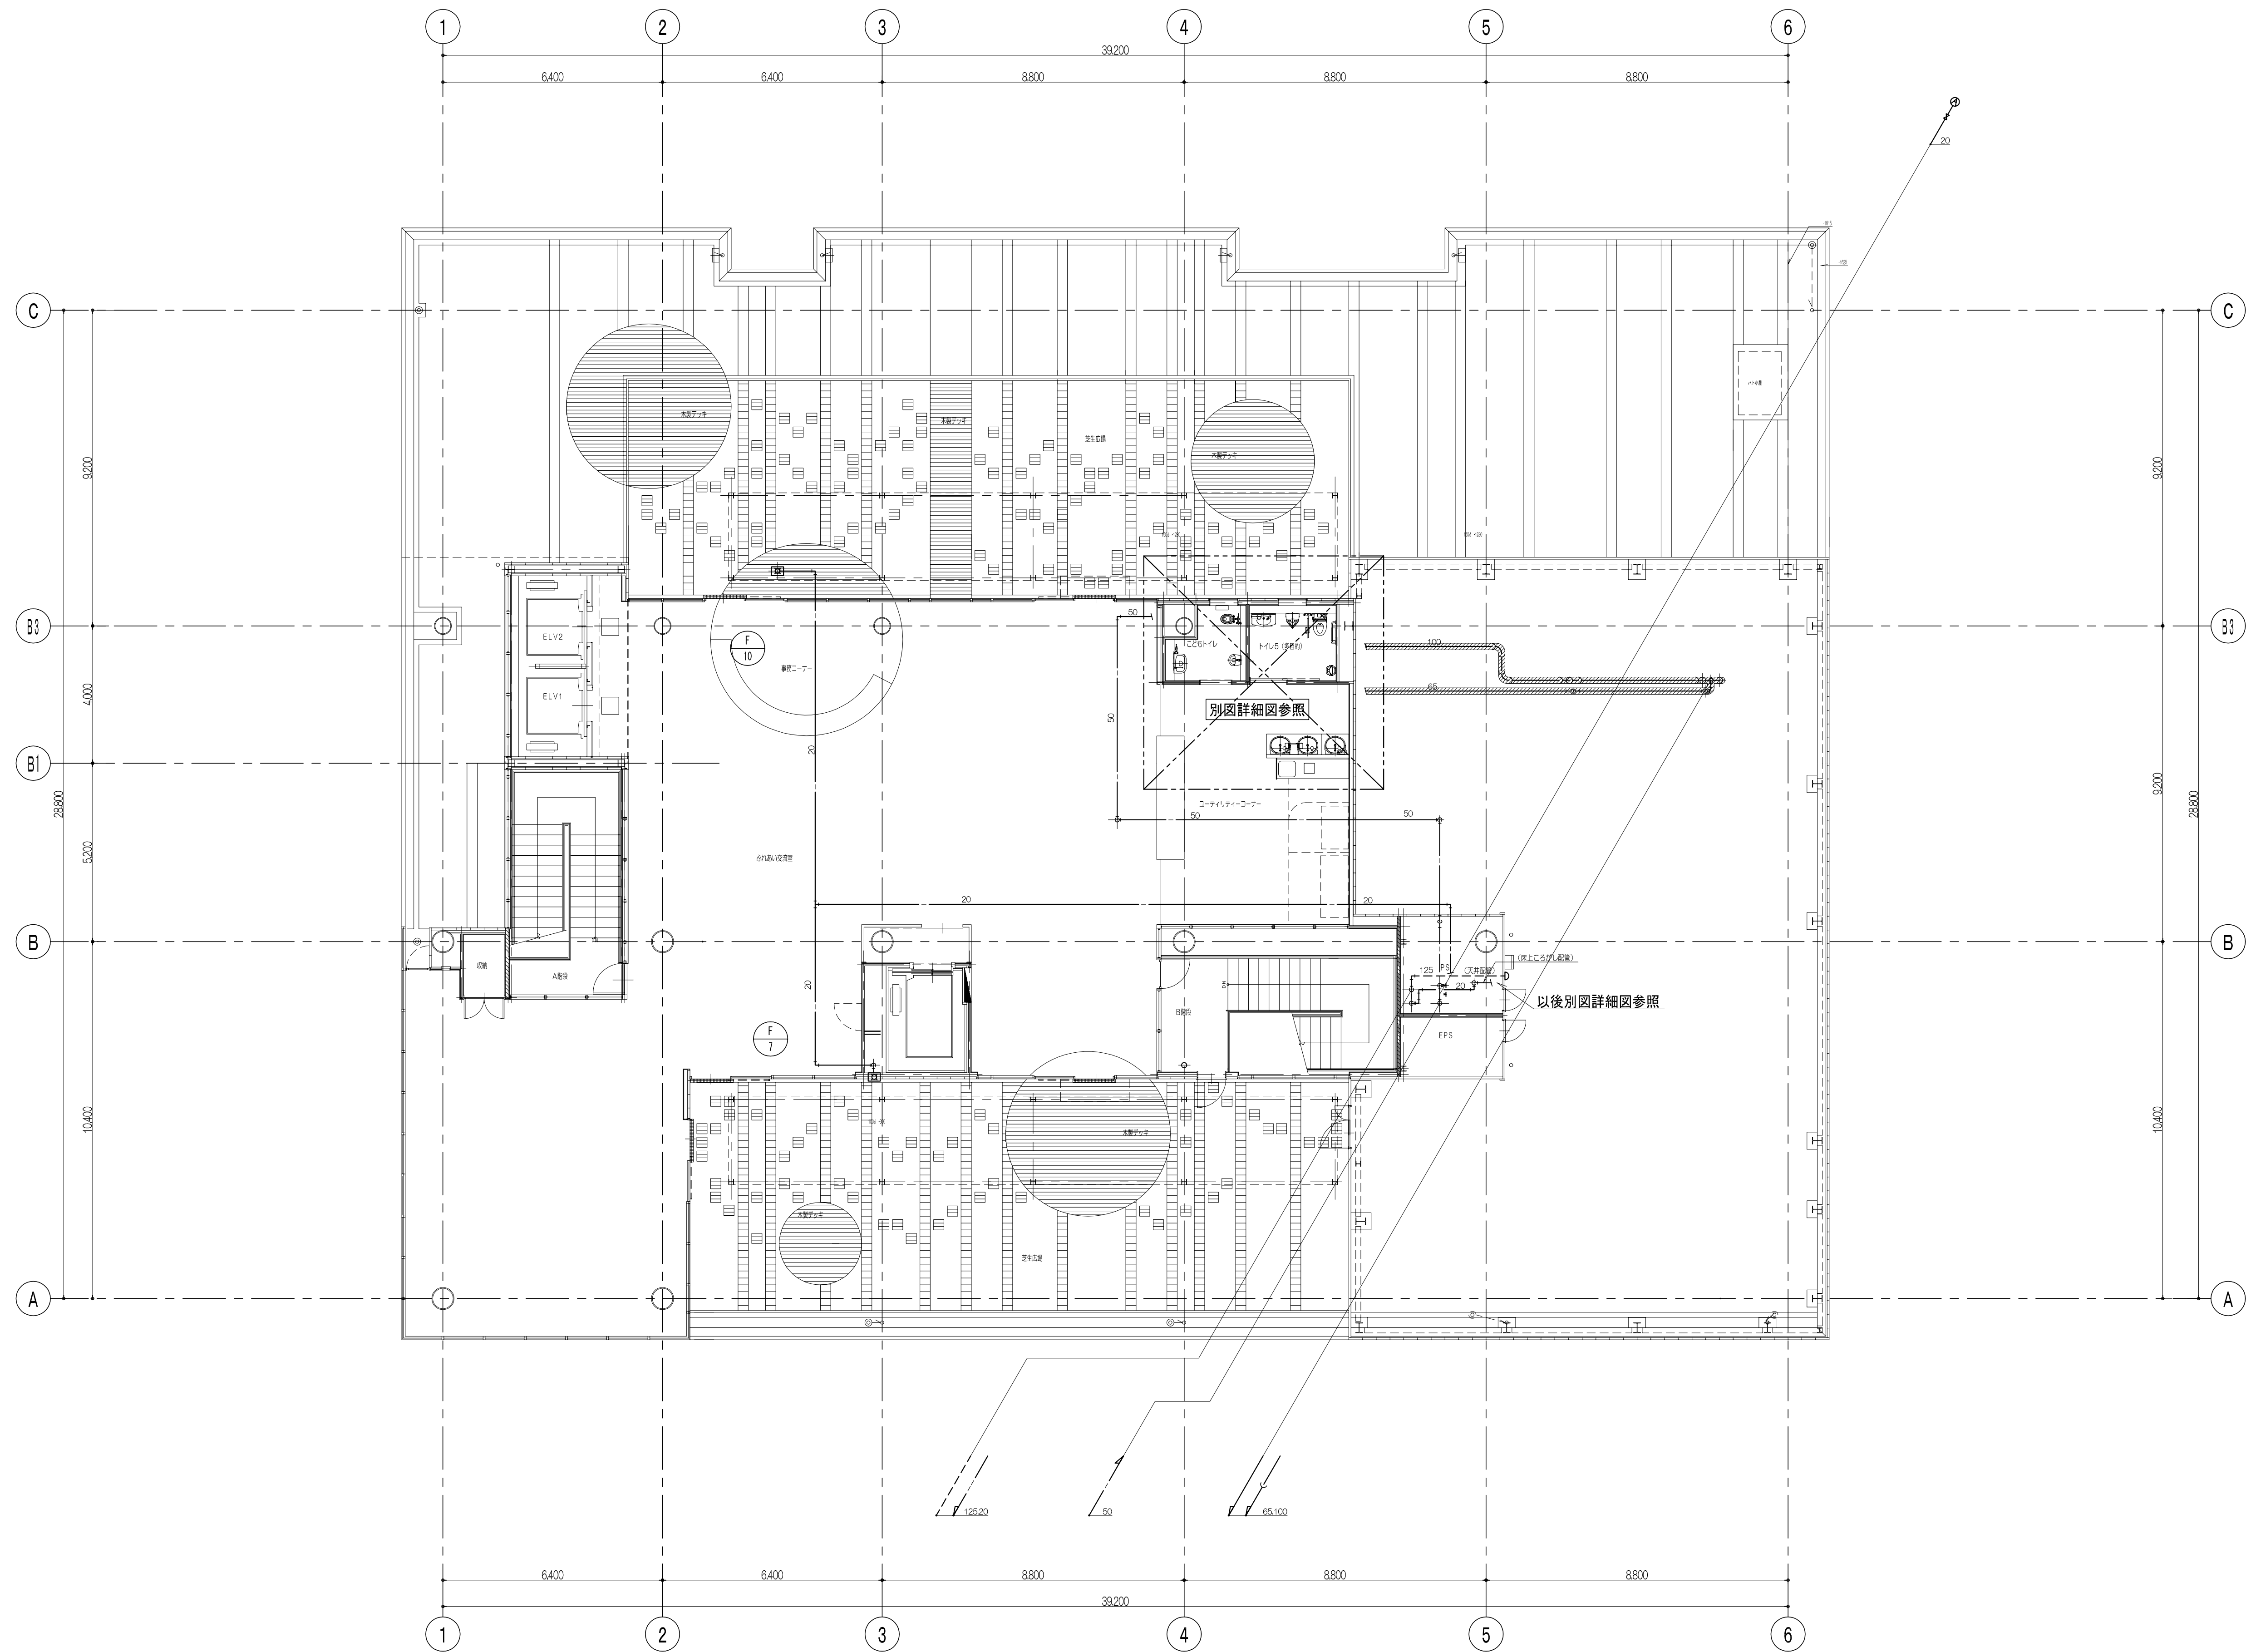

5階 平面図 S=1/100

は 耐火構造パイプ (VP+耐火構造パイプ) を使用

株式会社 レイダン

完成図
2007. 10

管理者(確認)
株式会社 久米設計

請負者(作成)
株式会社 レイダン



株式会社 久米設計
KUME SEKKEI

日付
P A
担当

平成18年度(仮称)ぬまづ健康福祉プラザ 衛生設備工事



図面番号
PL-09

縮尺
1:100

設計番号

1級建築士 登録 番号 57505号 岡本 賢

HEAD	ASSIST HEAD	CHANGE
	CHIEF	DRAFT

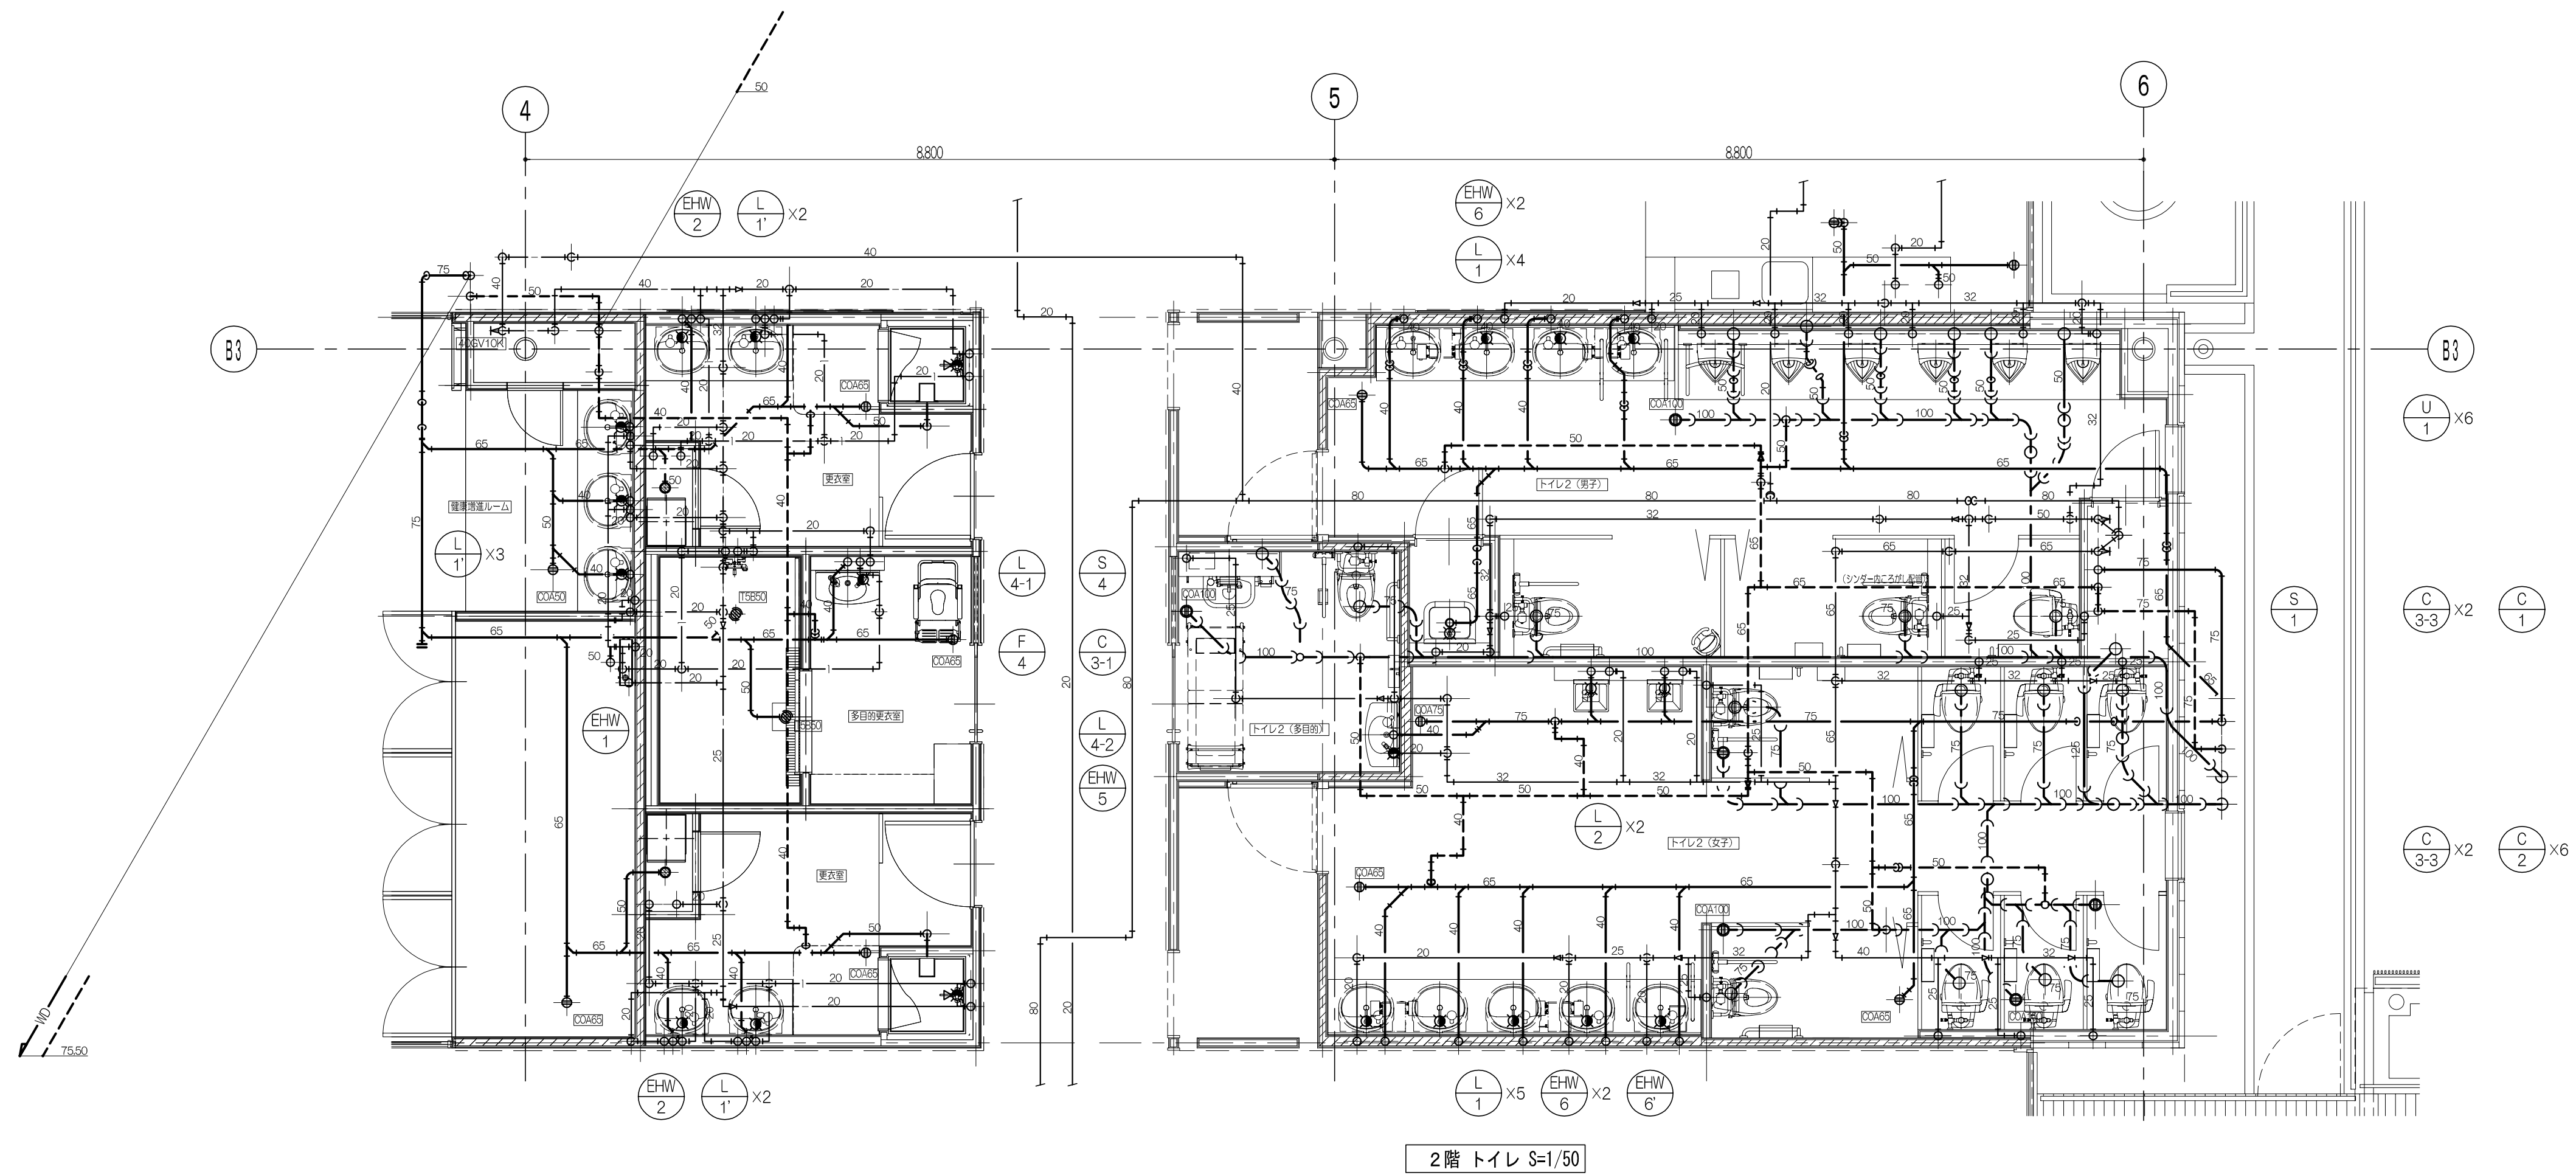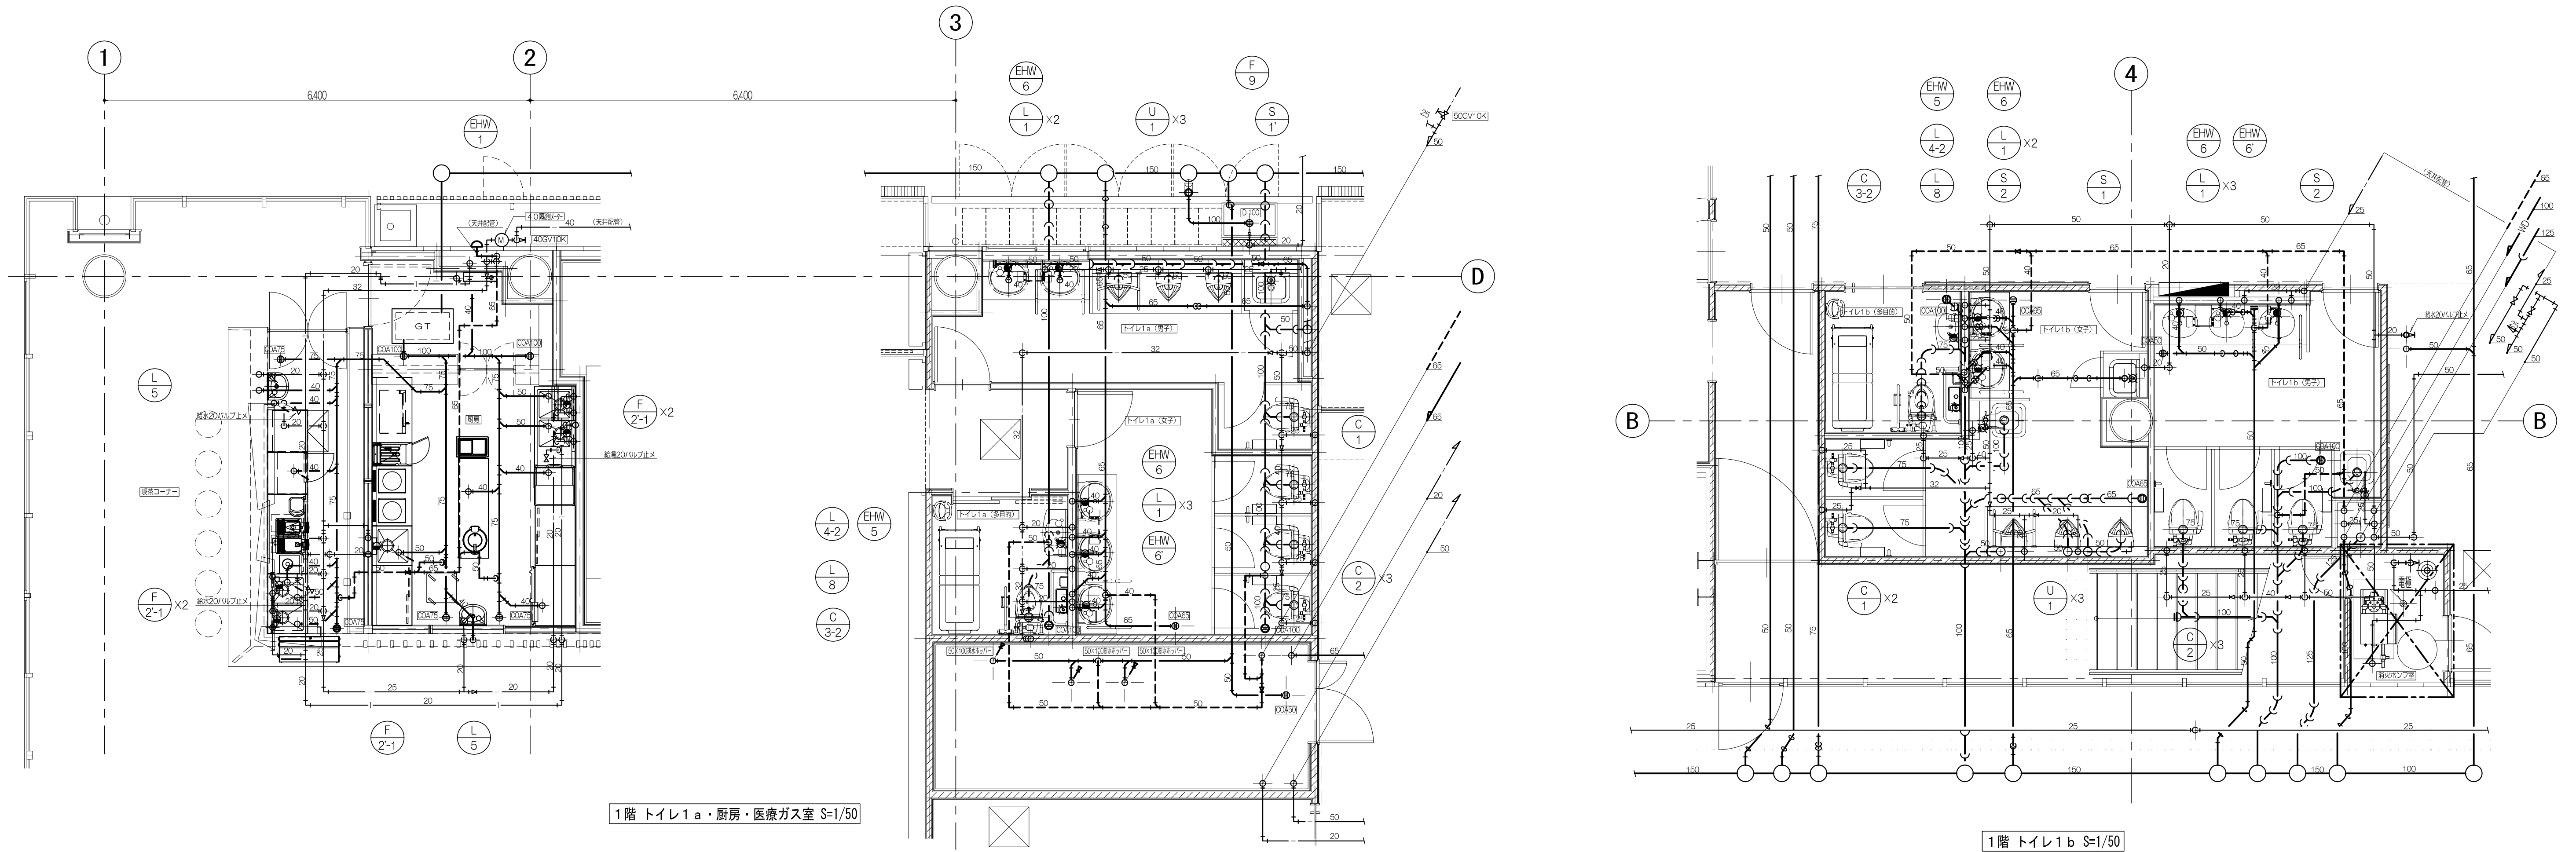

株式会社 レイダン

完成図
2007. 10

管理者(確認)
株式会社 久米設計

請負者(作成)
株式会社 レイダン



株式会社 久米設計
KUME SEKKEI

日付
P A
担当


平成18年度(仮称)ぬまづ健康福祉プラザ 衛生設備工事
衛生詳細図(1)


縮尺
1:50



図面番号
PL-10
設計番号

1級建築士 登録 番号 57505号 岡 本 賢

HEAD	ASSIST HEAD	CHANGE
	CHIEF	DRAFT

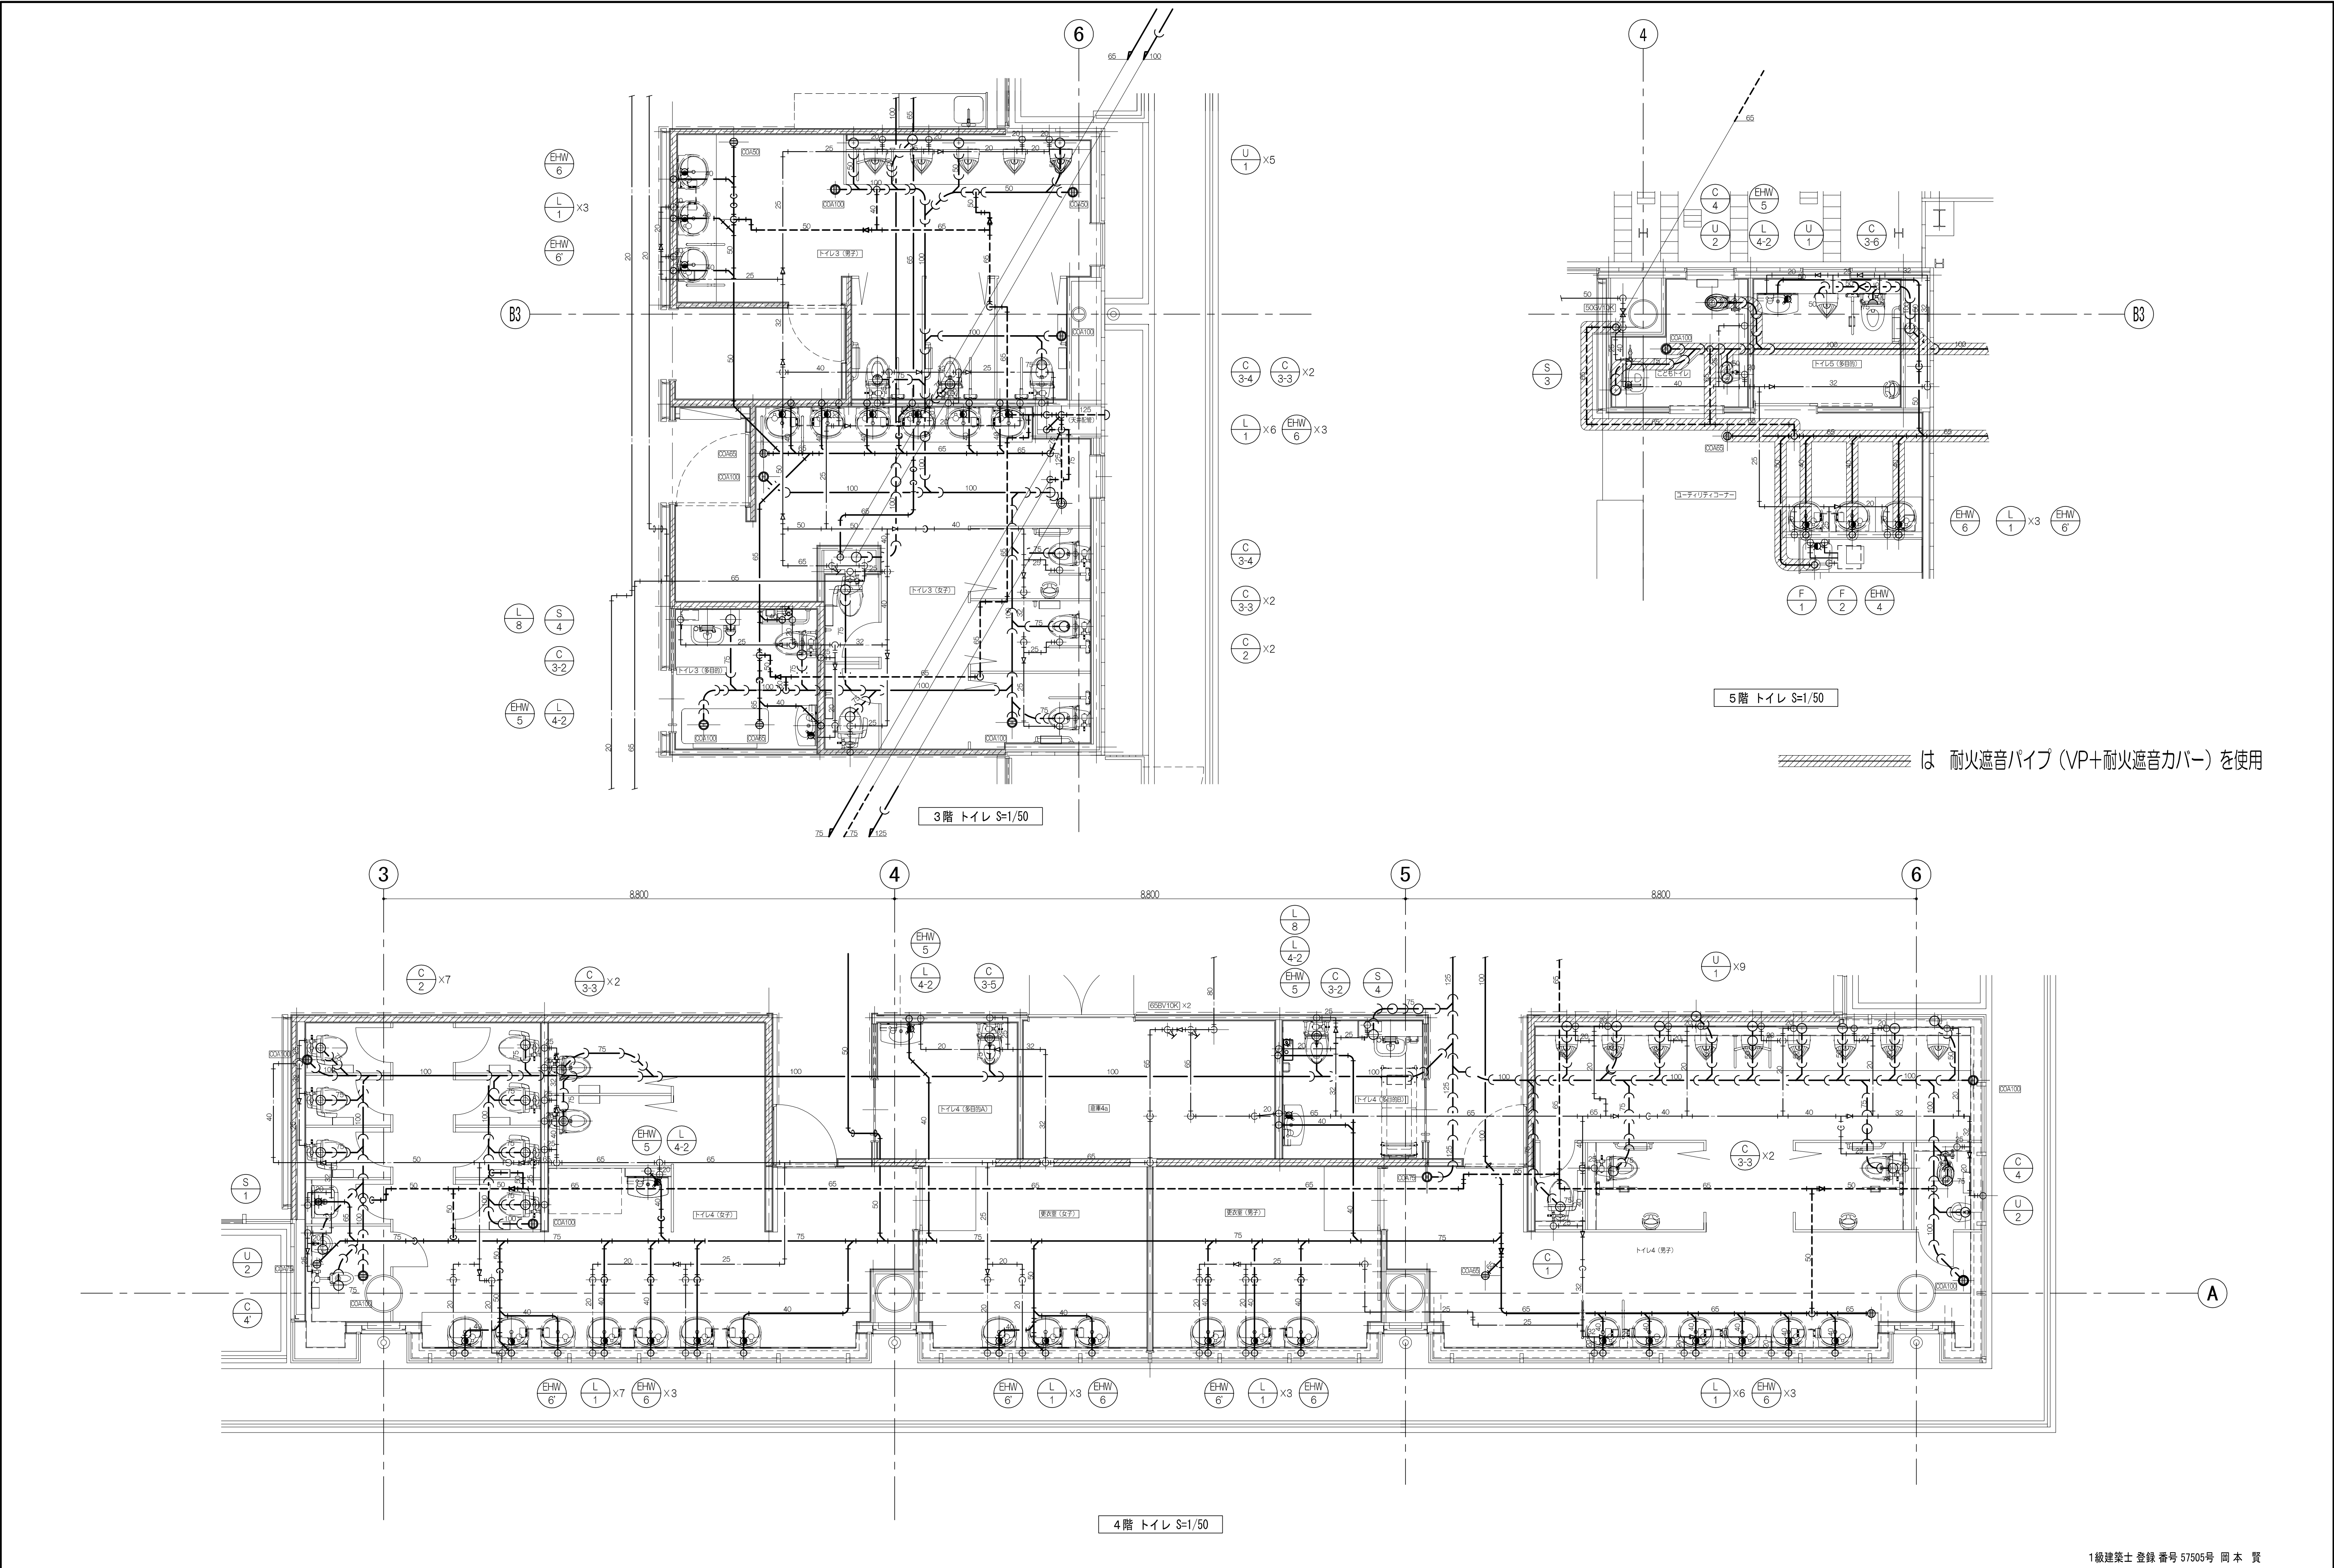

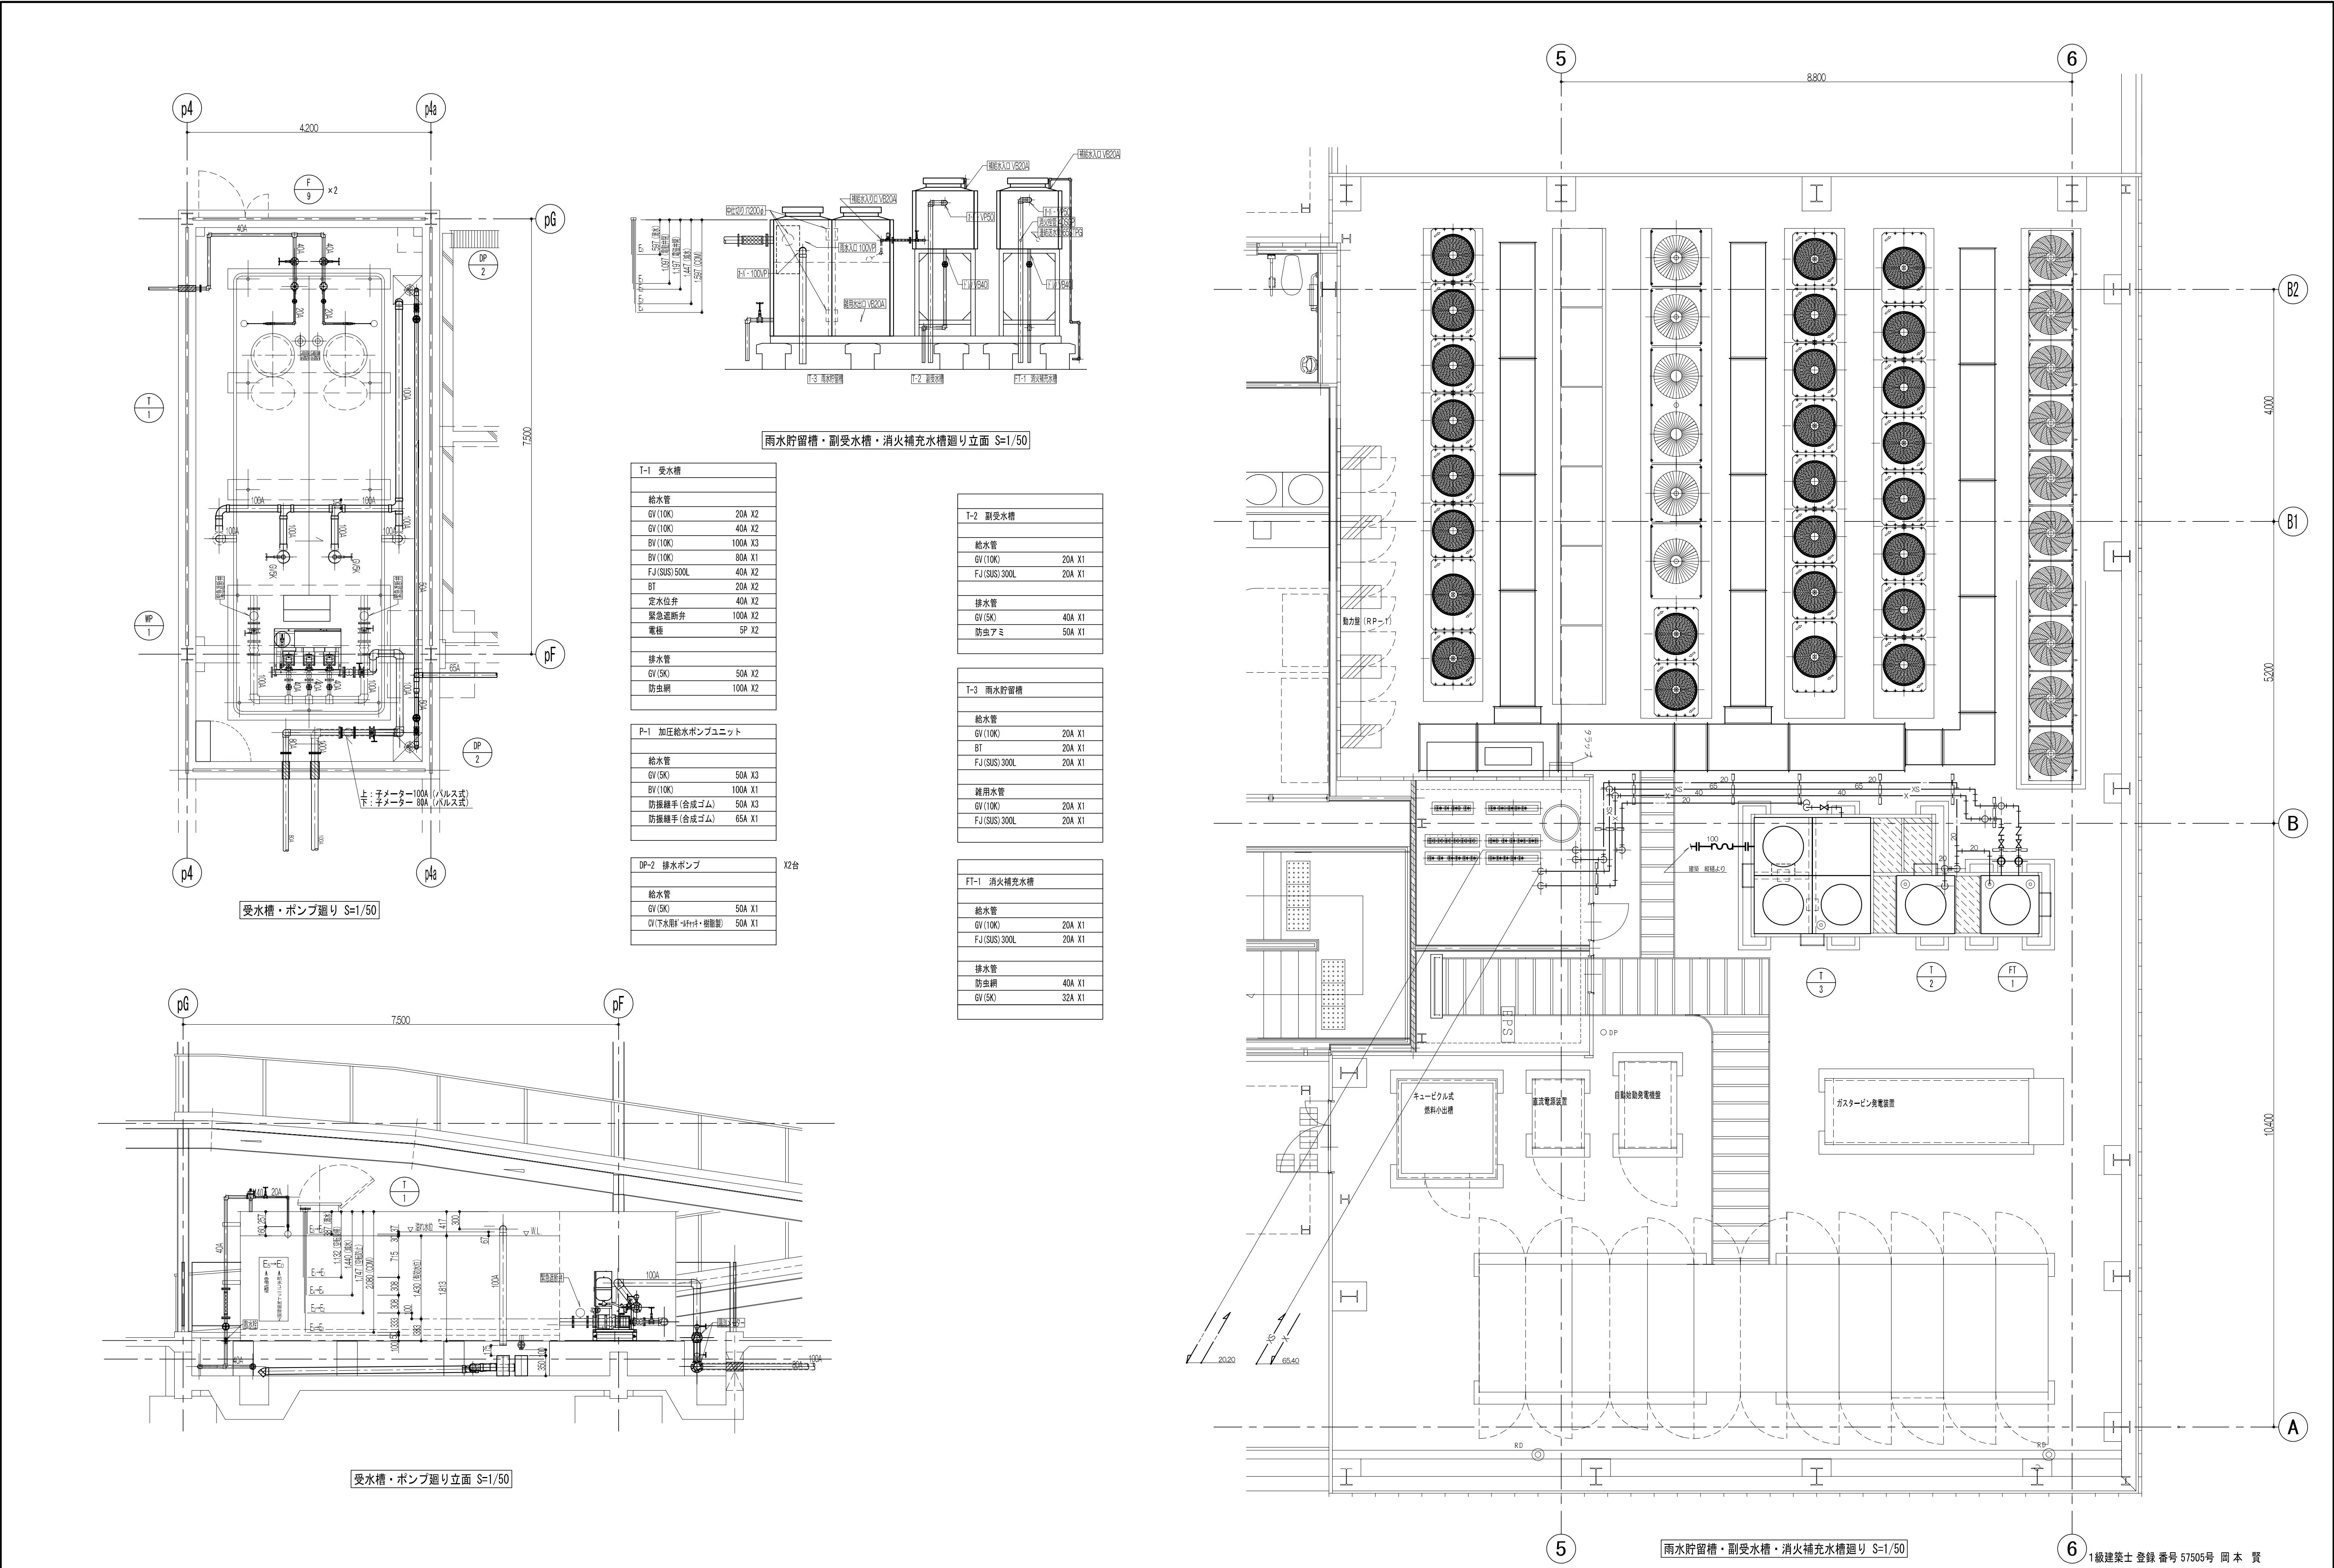

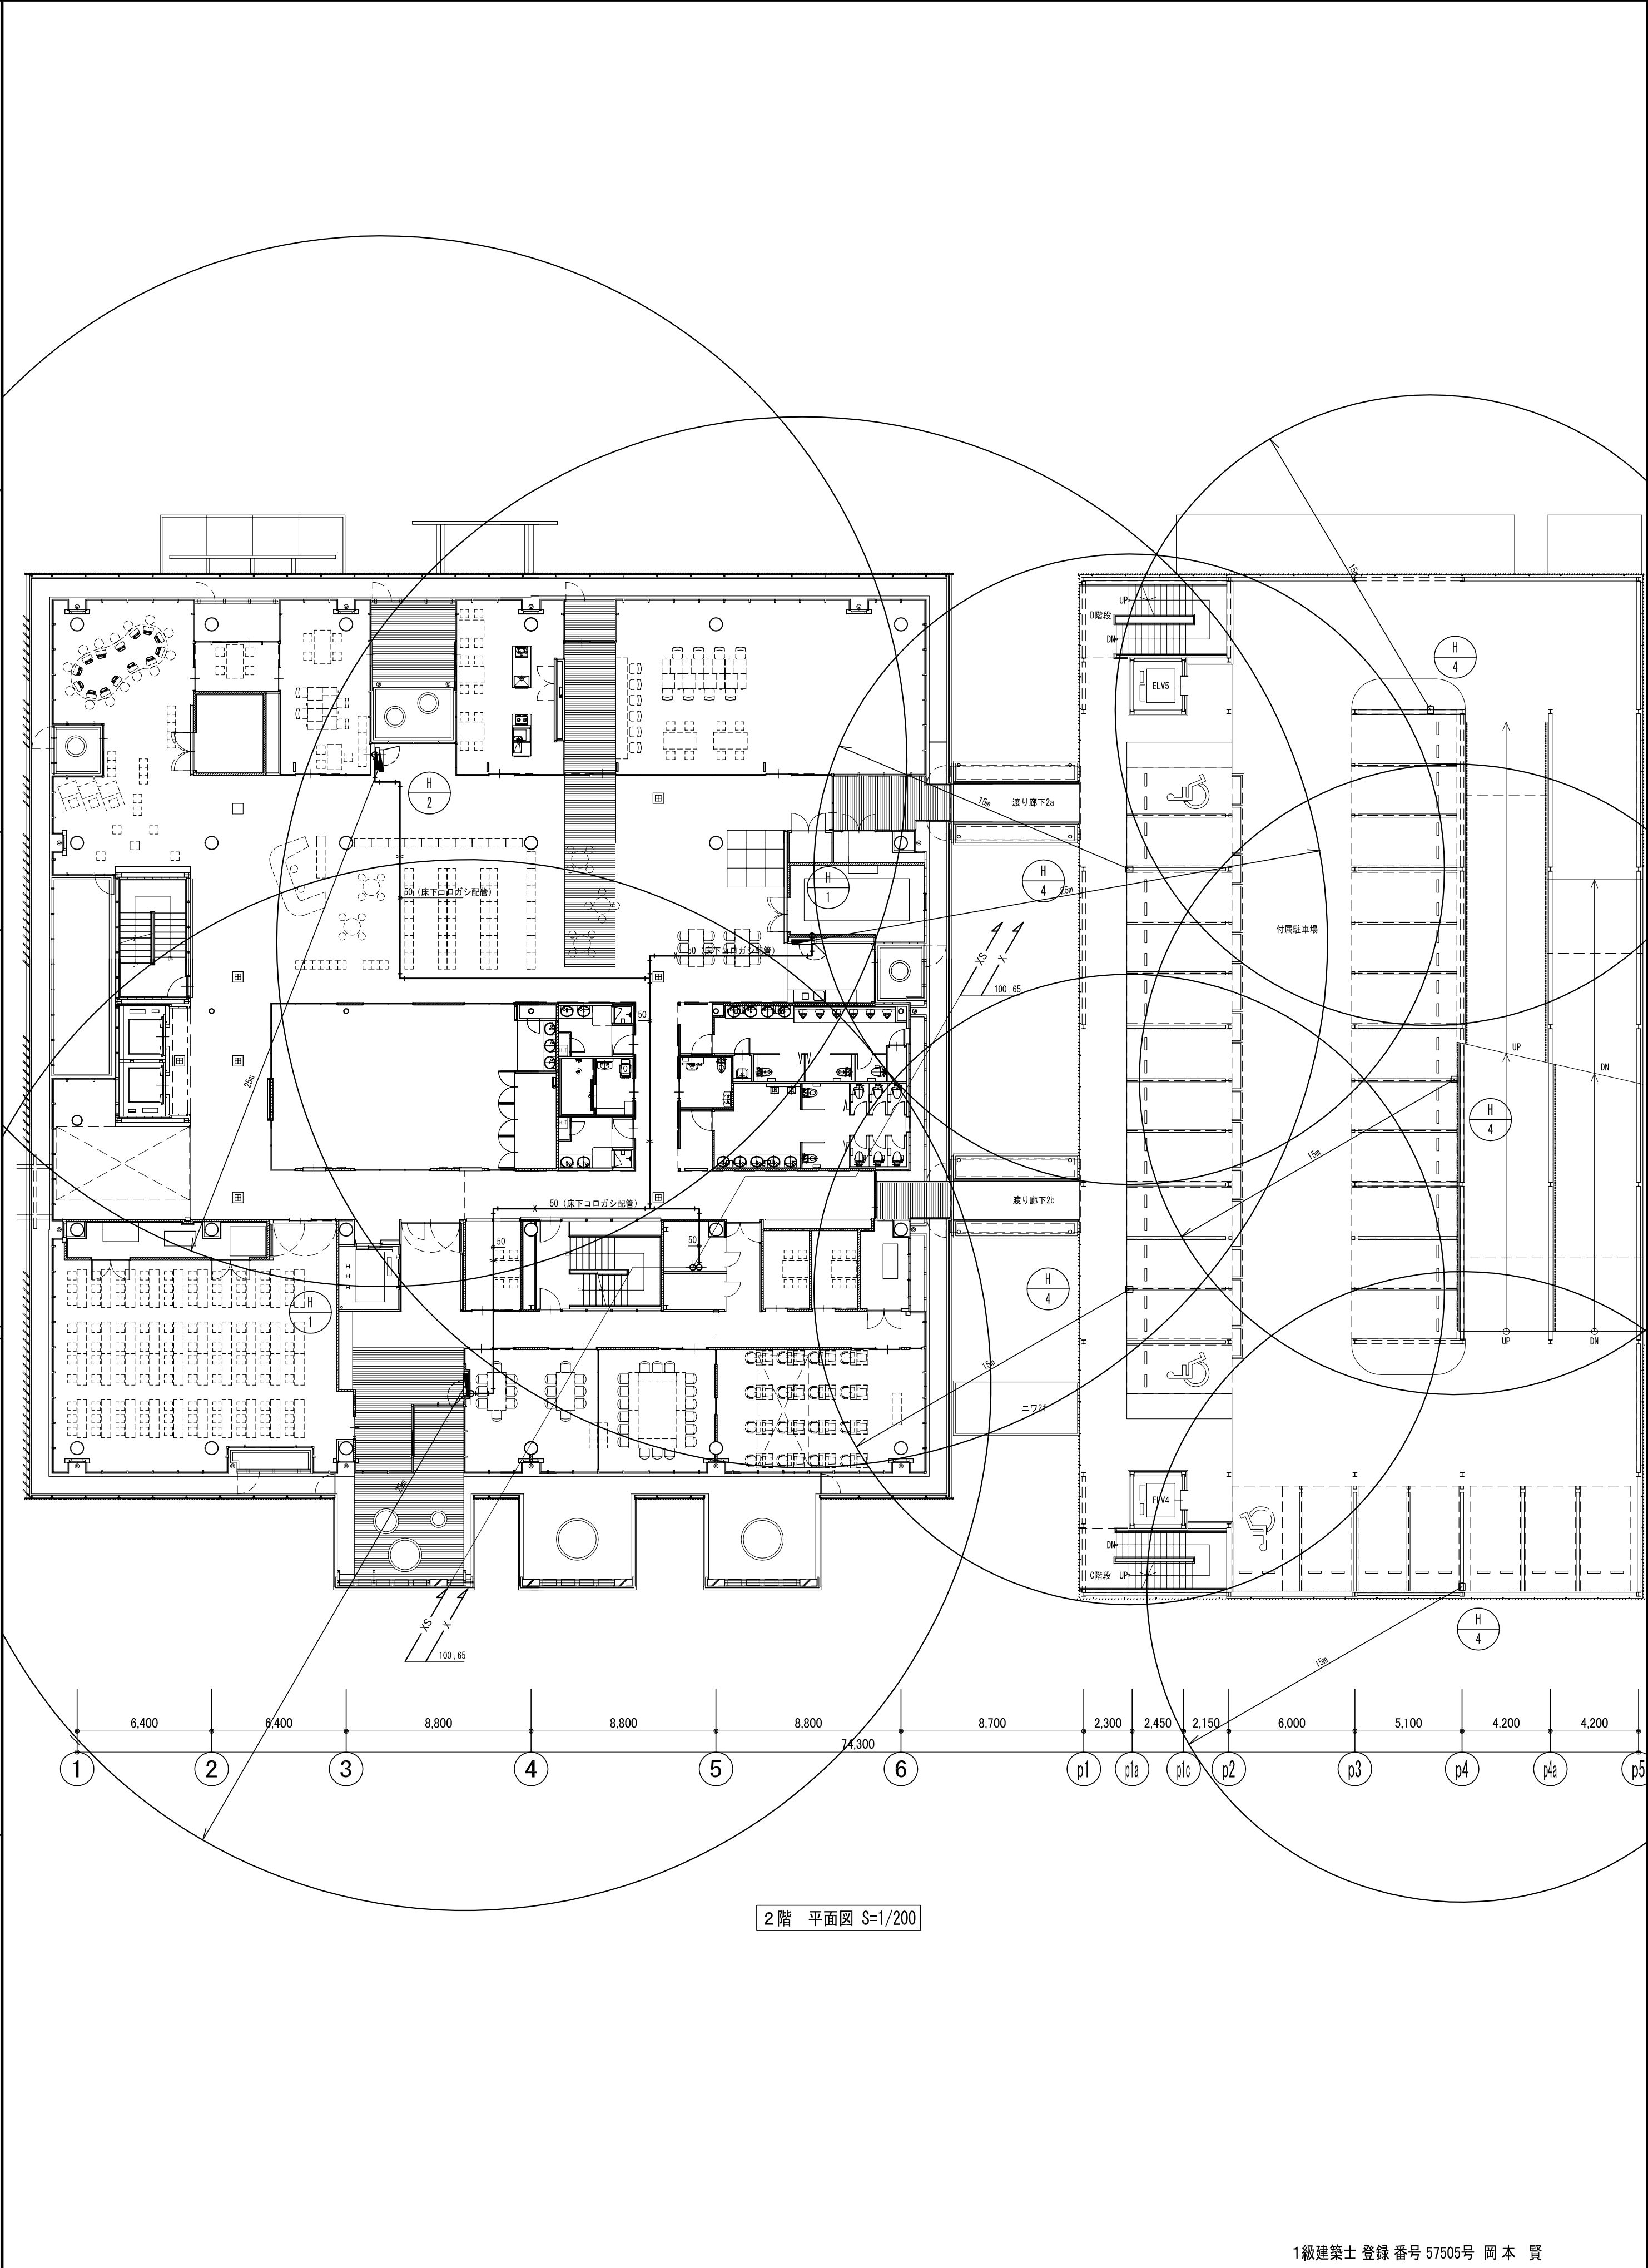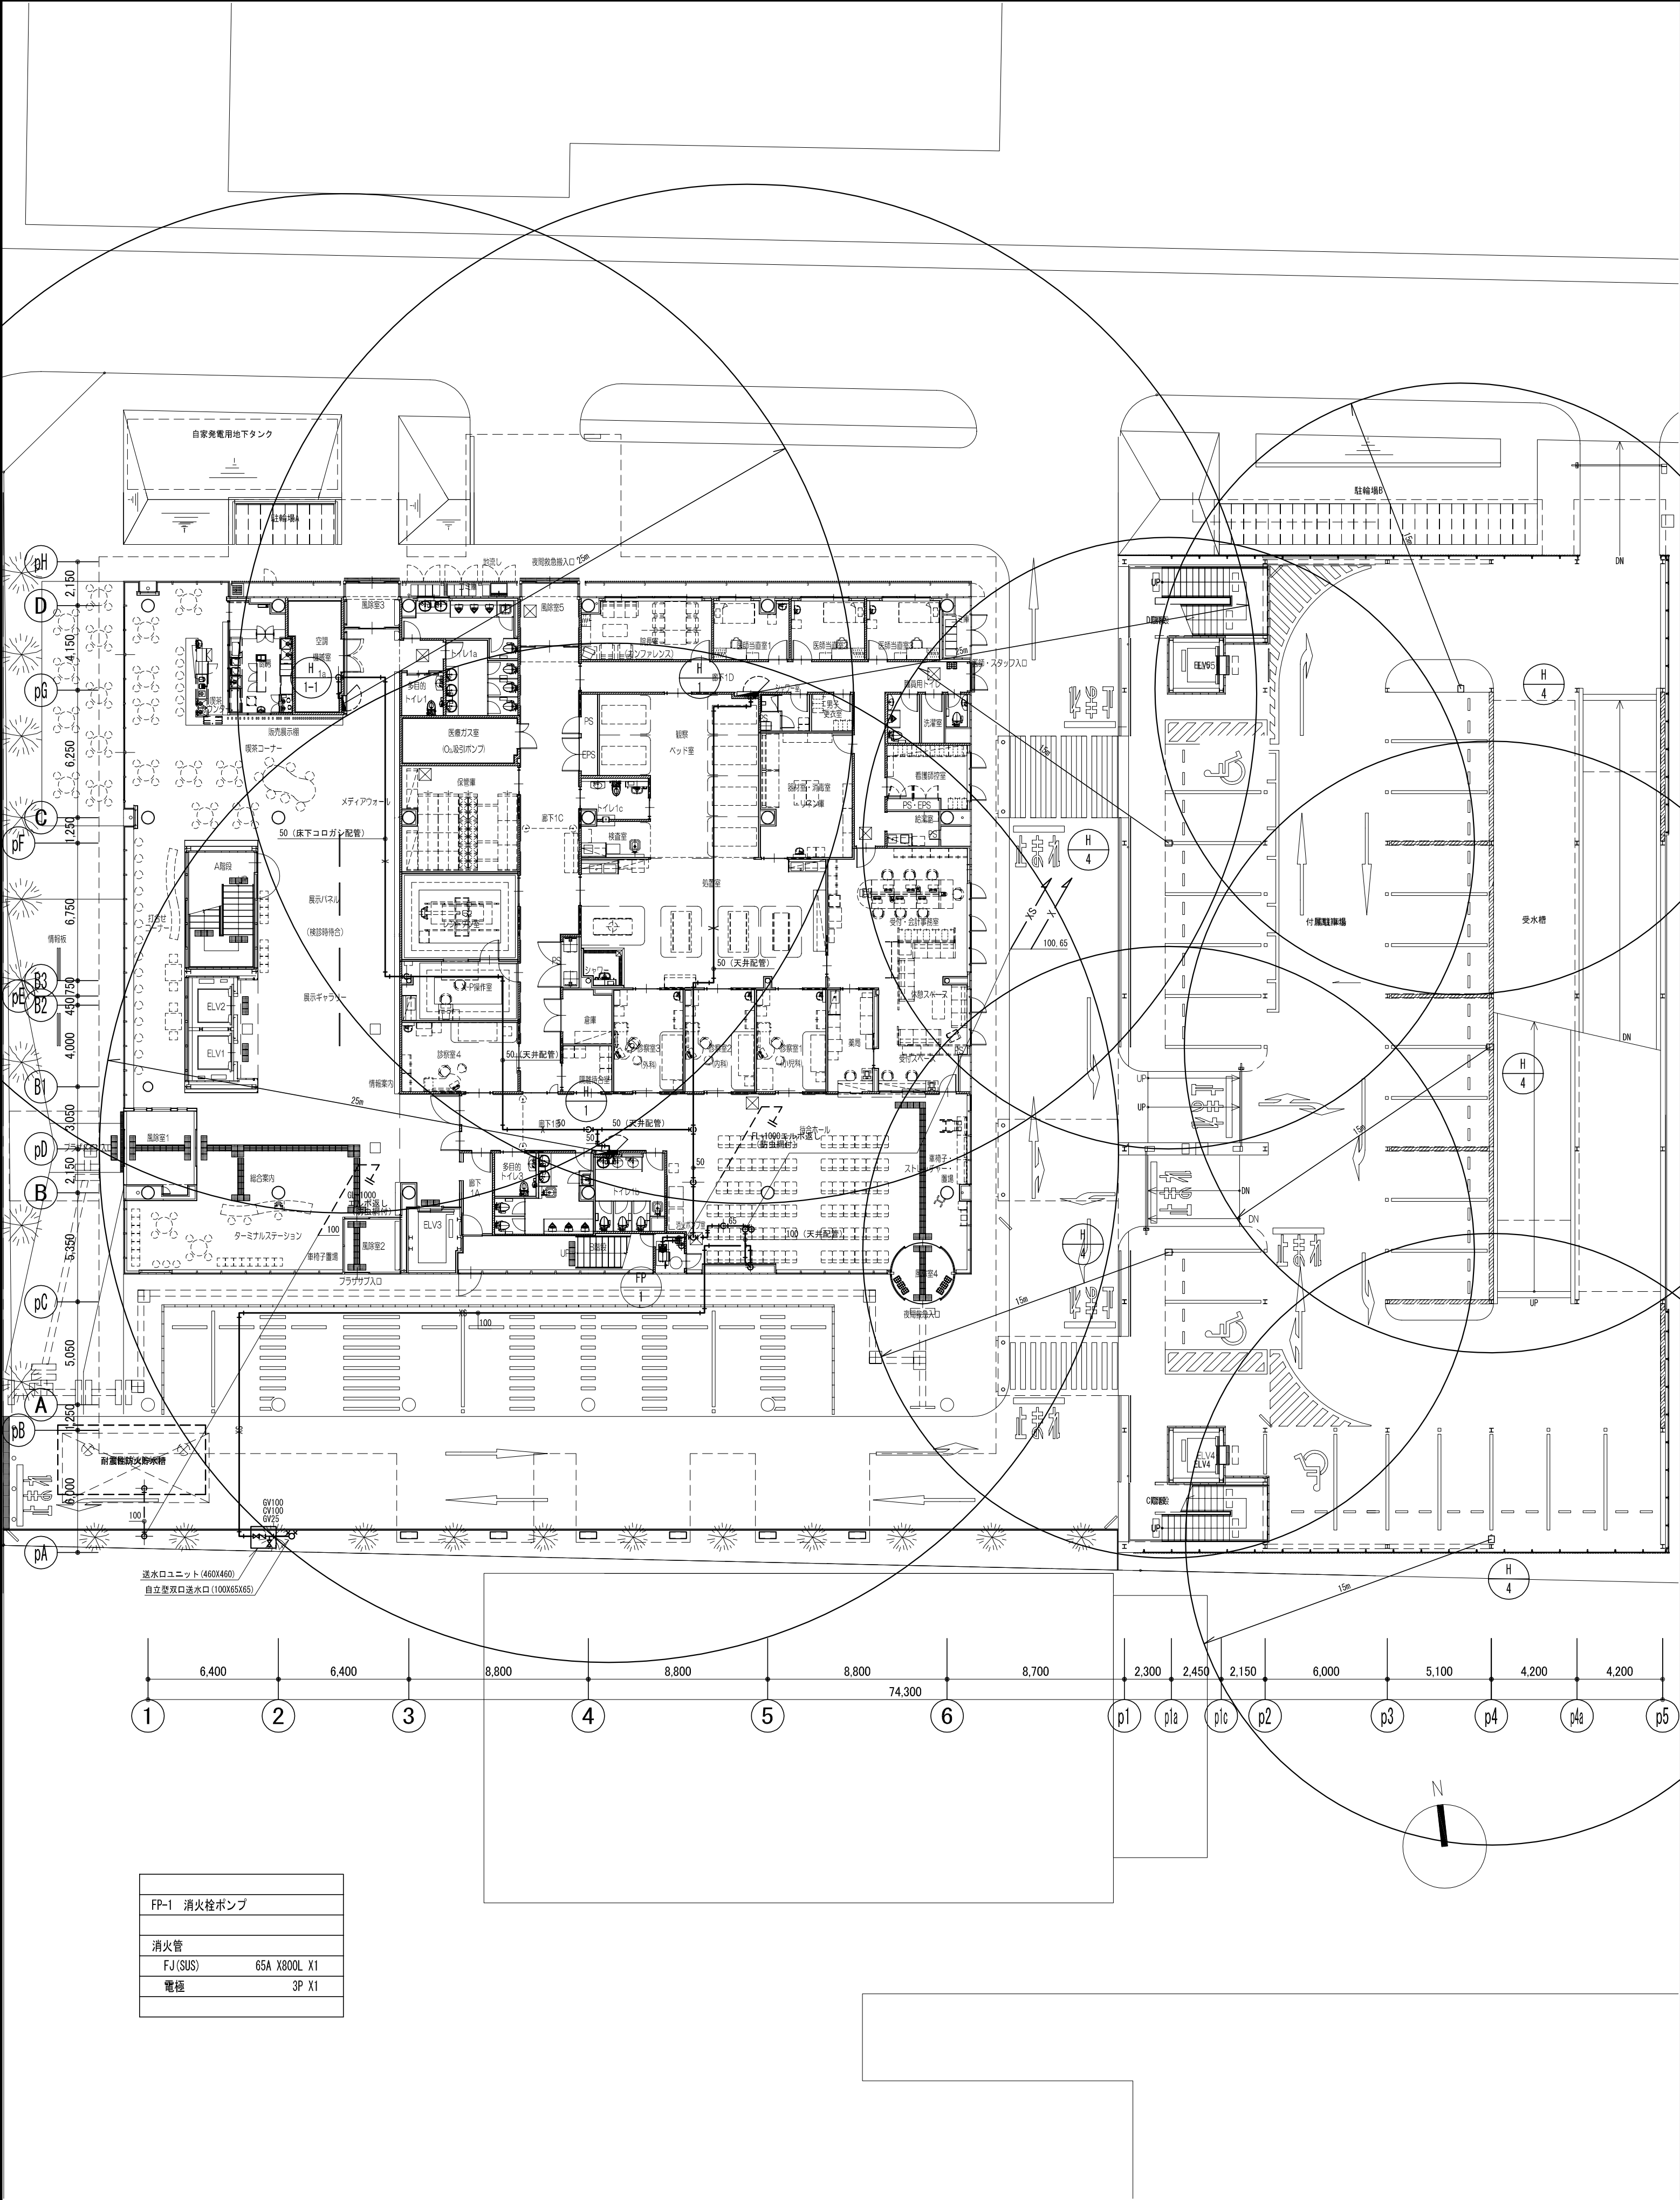

FP-1 消火栓ポンプ	
消火栓	FJ(SUS) 65A X800L X1
電機	3P X1

株式会社 レイダン

完成図
2007. 10

管理者(確認)
株式会社 久米設計

請負者(作成)
株式会社 レイダン



株式会社 久米設計
KUME SEKKEI

日付
2007. 10. 10
担当
PA

平成18年度(仮称)めまづ健康福祉プラザ 衛生設備工事
1・2階 消火平面図
縮尺
1:200

図面番号
PL-13
設計番号

1級建築士 登録 番号 57505号 岡 本 賢

HEAD	ASSIST HEAD	CHANGE
	CHIEF	DRAFT