


消防水利現況図

S=1:1500

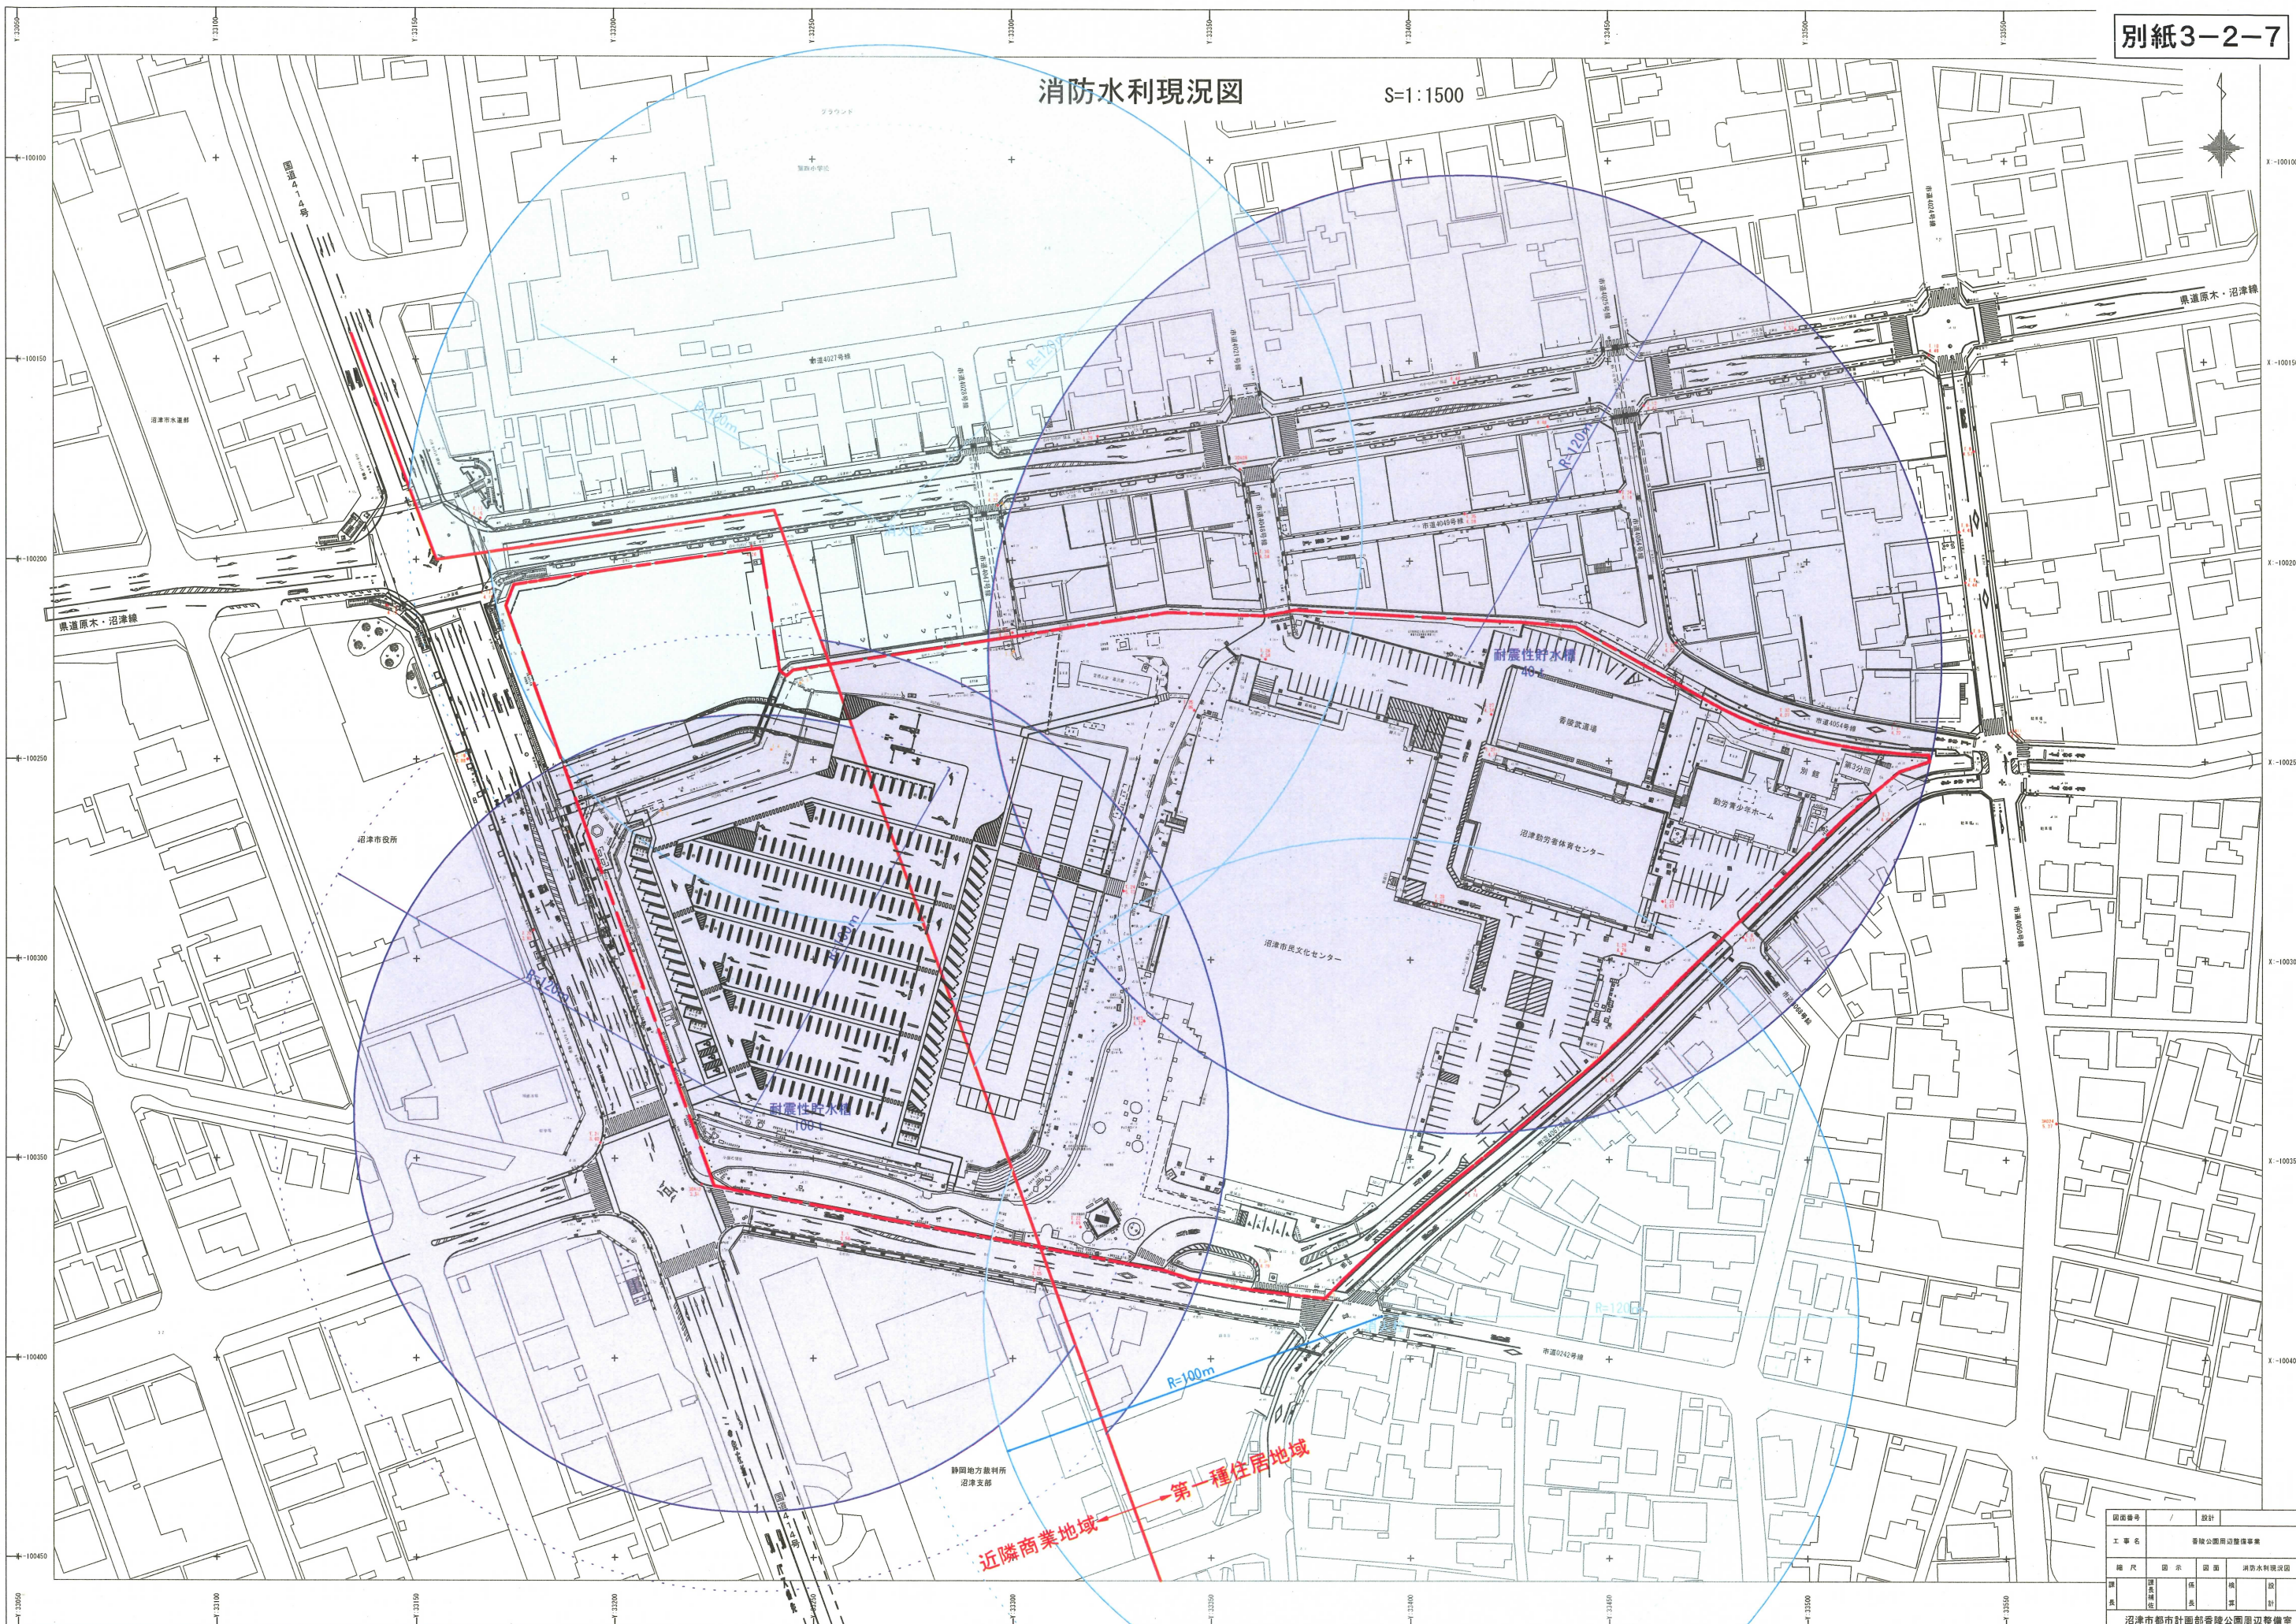

図面番号	設計		
工事名	沼津市公園周辺整備事業		
縮尺	図面	図面	消防水利現況図
備考			
製図			
検印			
承認			
沼津市都市計画部公園緑地整備課			